



PIANTA PIANO PRIMO

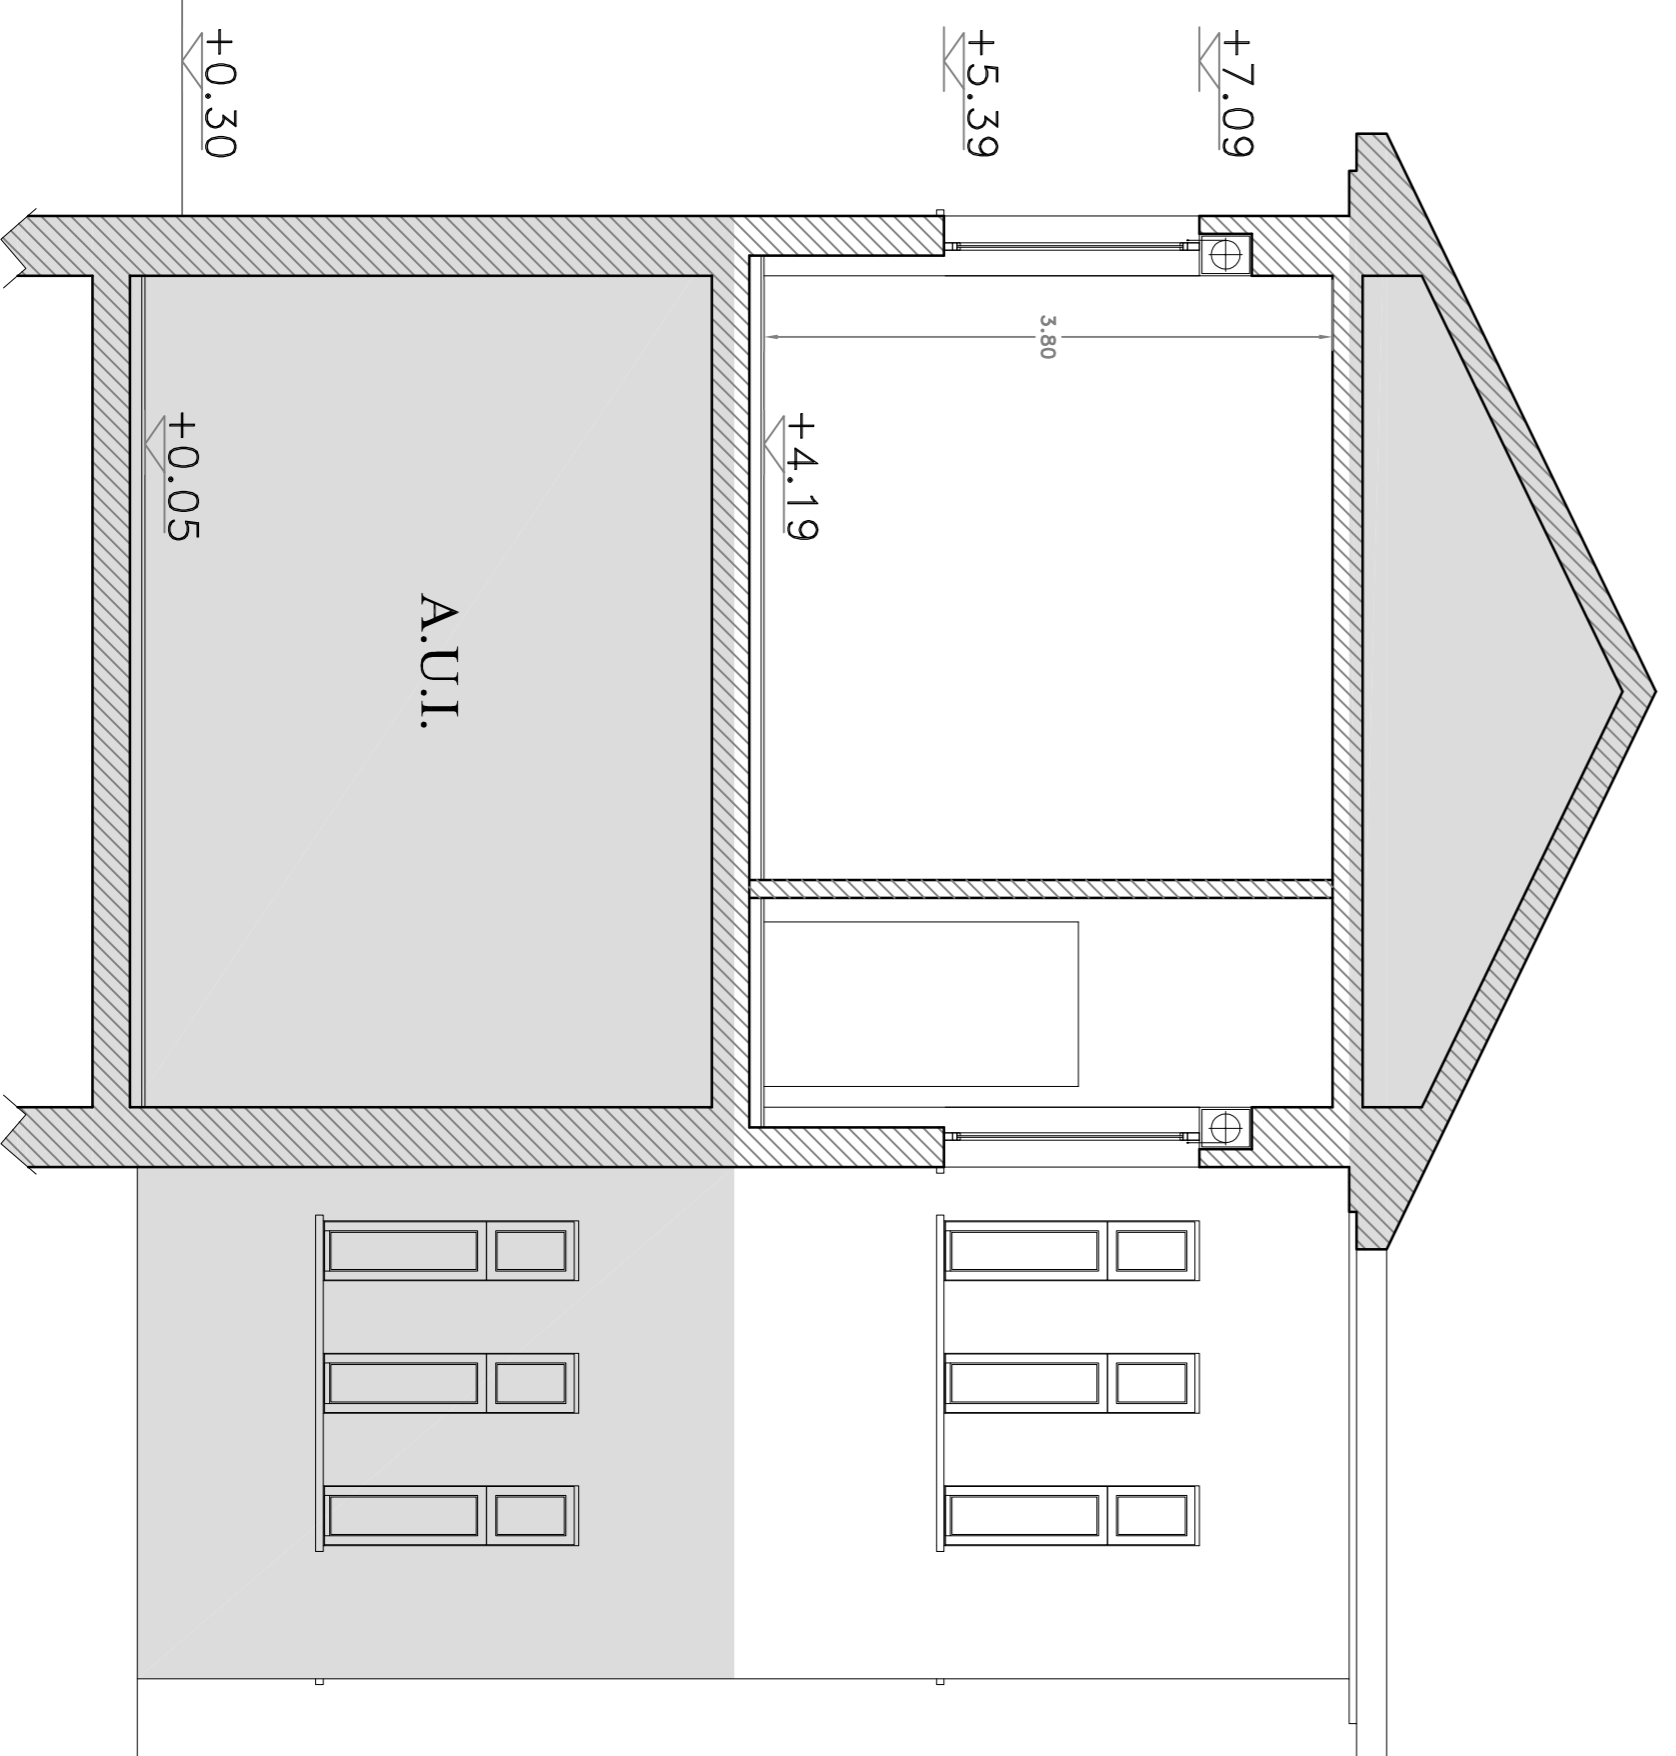

SEZIONE A1

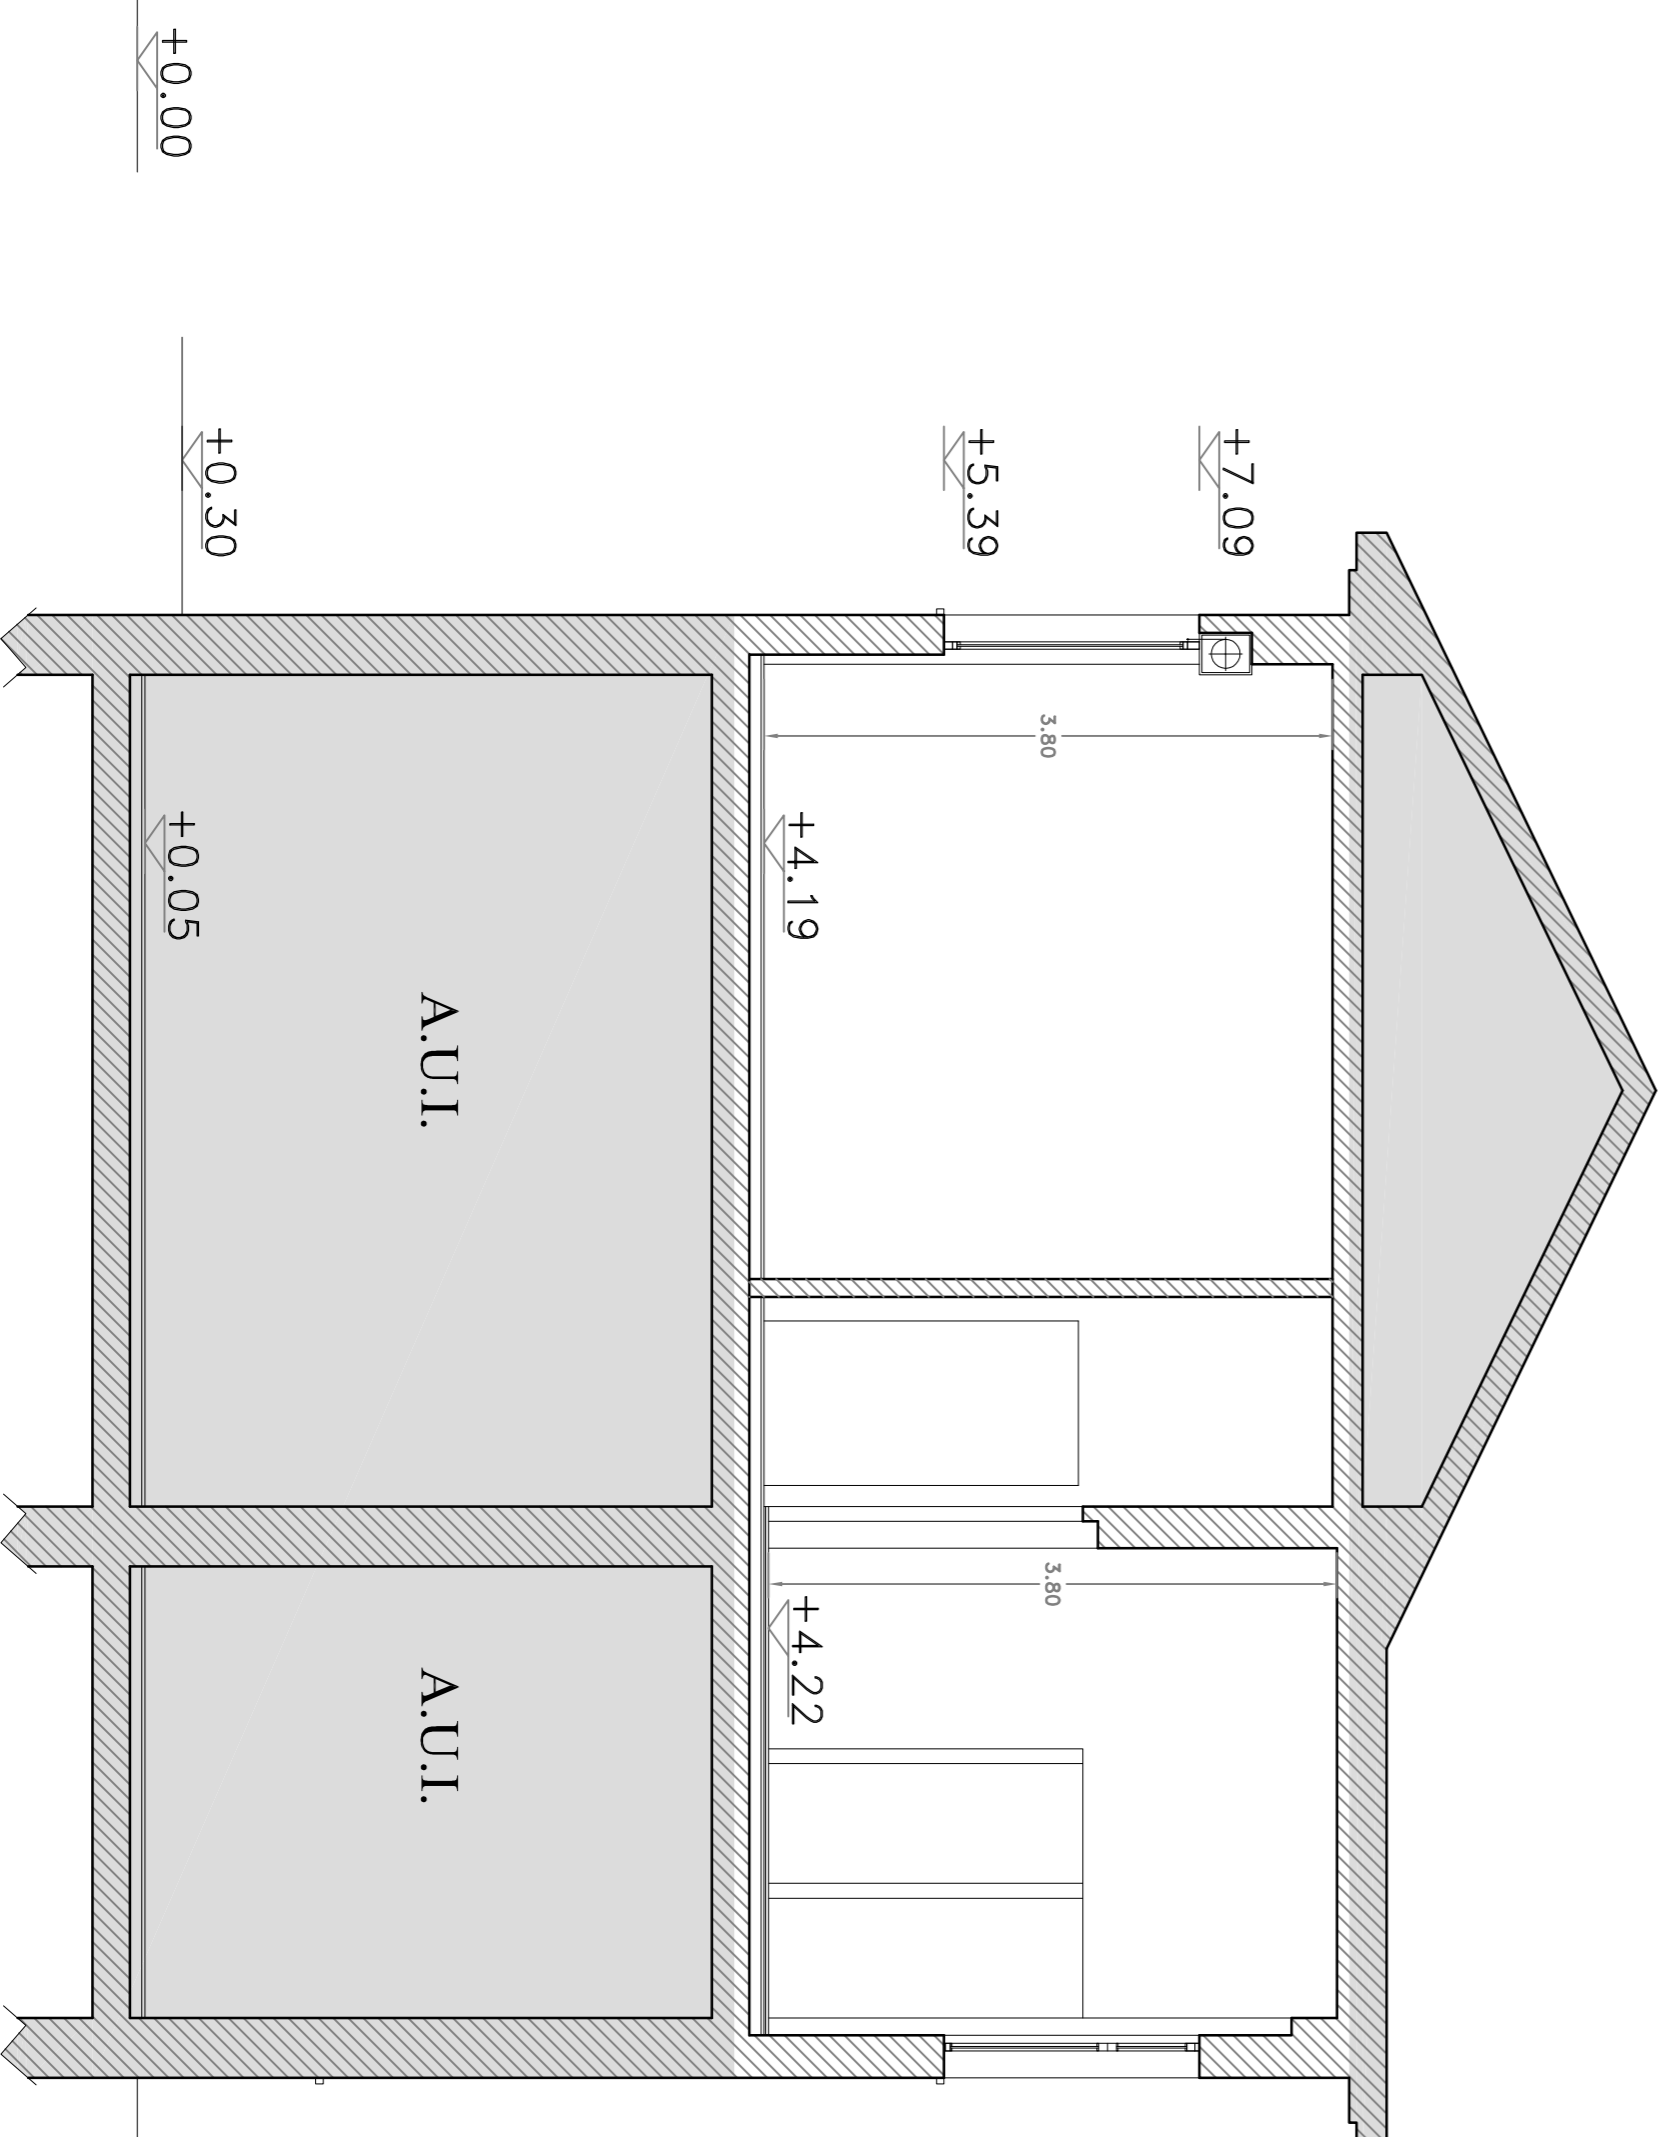

SEZIONE A2



COMUNE DI PAVIA
Provincia di Pavia



STATO DI PROGETTO:
Via San Carlo n. 10 - Dormitorio San Carlo

TAV. N.
A03

Nome file:
Tabole_Prog_Esecutivo.dwg

Scala:
1:50

Aggiornamento:
01 19/12/2017

GRUPPO DI PROGETTAZIONE:
PROGETTAZIONE ARCHITETTONICA: geom. Samuele Roto

PROGETTAZIONE STRUTTURALE:
PROGETTAZIONE IMPIANTISTICA:
PROGETTAZIONE OPERE A VERDE:

IL RESPONSABILE DEL PROCEDIMENTO

(arch. Luigi Ferraro)

IL DIRIGENTE DI SETTORE

(arch. Mauro Merco)

UFFICIO TECNICO
Settore Lavori Pubblici
Servizio Manutenzione
Via Scopoli, 1 - 27100 Pavia
Tel. 0382-399309
mail: utfabbricati@comune.pv.it
www.comune.pv.it

COD. INT. INV009