
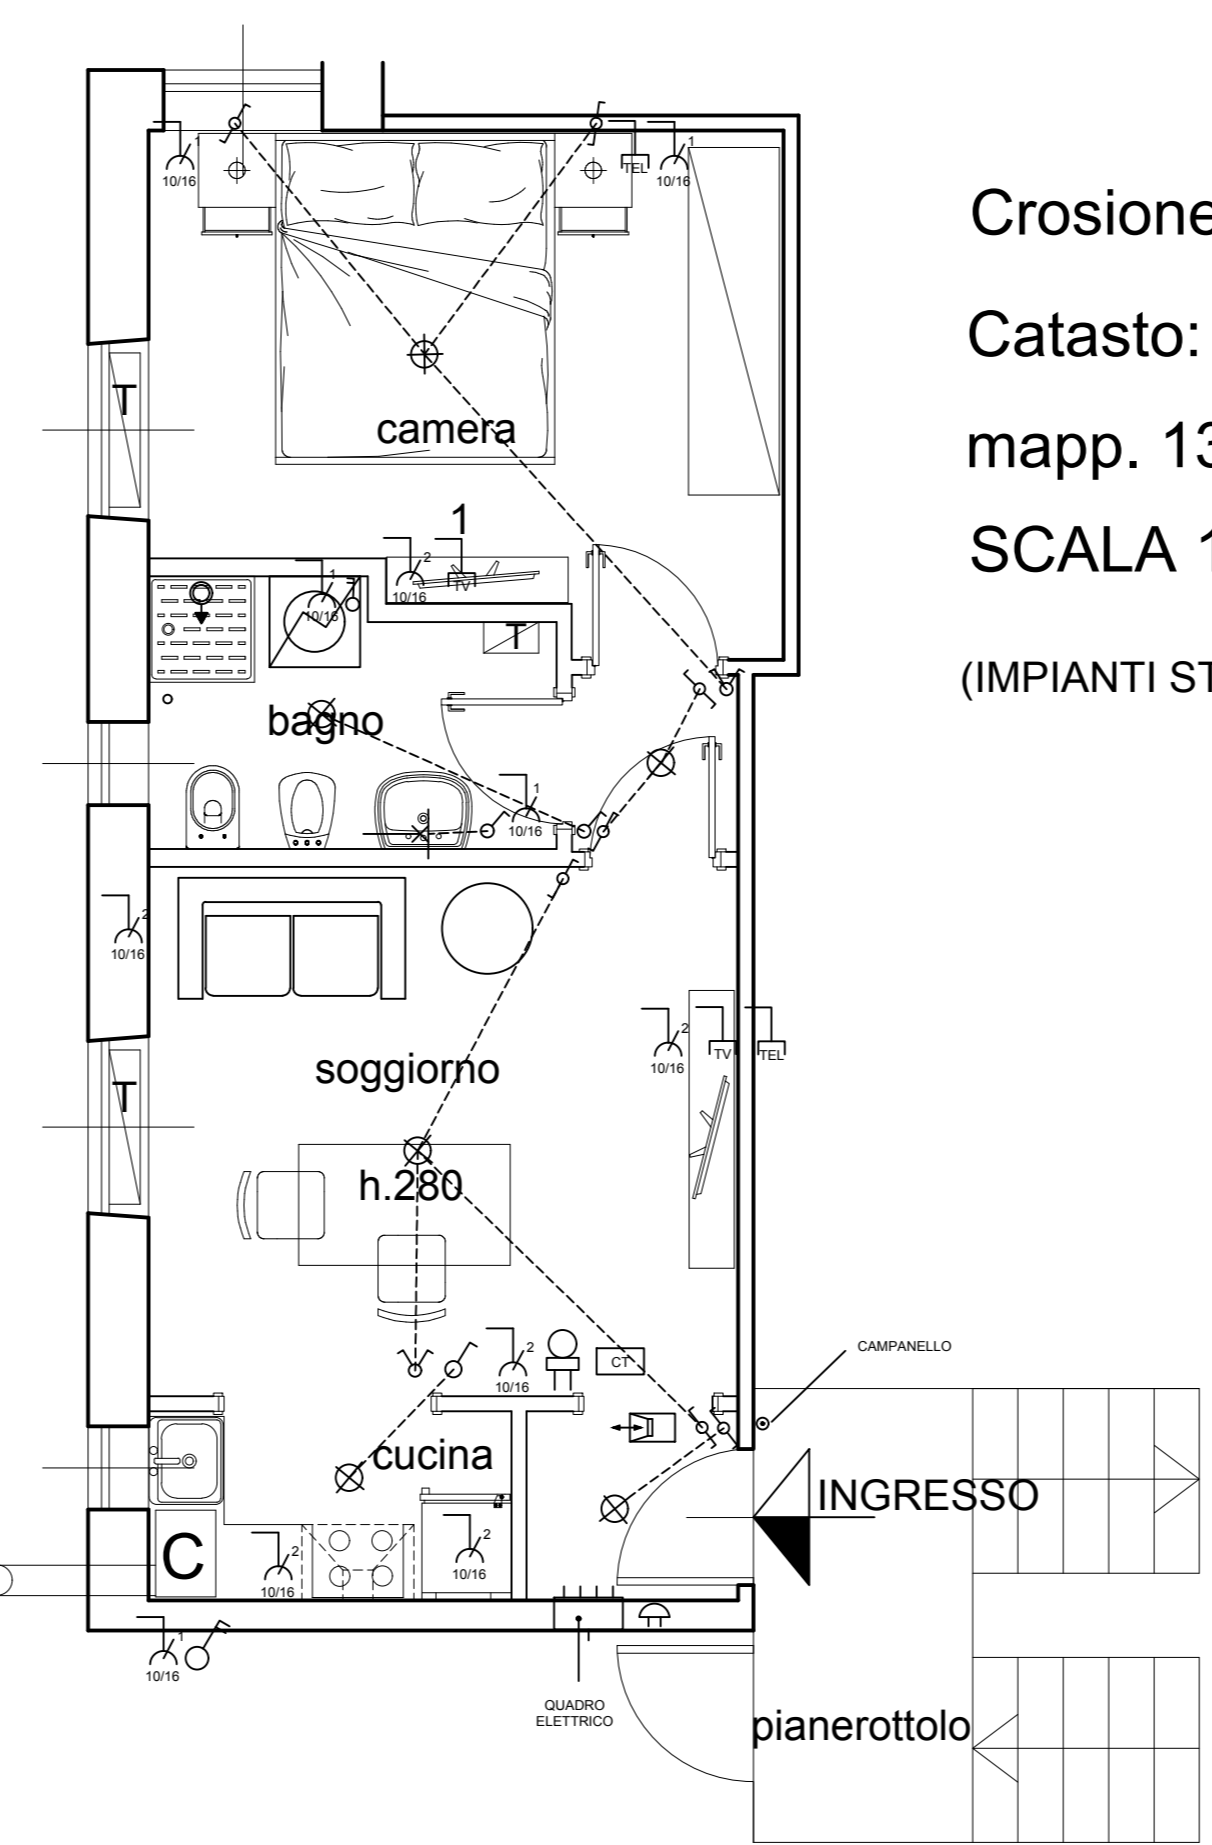




Crosione (2) Bizzini, 3° piano  
 Catasto: Foglio B16 -  
 mapp. 1372 sub. 13  
 SCALA 1:50  
 (IMPIANTI STATO DI PROGETTO)

IMPIANTO GAS IN CUCINA  
 (3 punti)

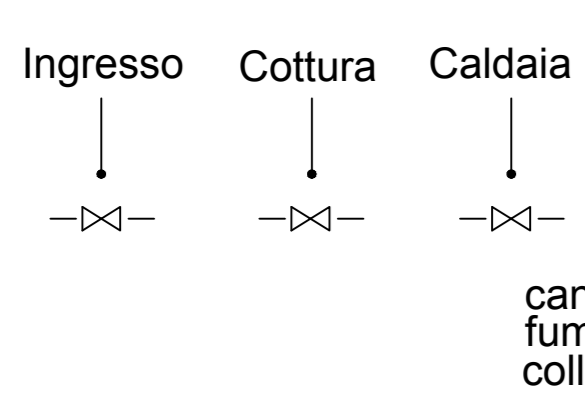



Crosione (14) Abduslam, 1° piano  
 Catasto: Foglio B16 -  
 mapp. 1390 sub. 7  
 SCALA 1:50  
 (IMPIANTI STATO DI PROGETTO)

IMPIANTO GAS IN CUCINA  
 (3 punti)

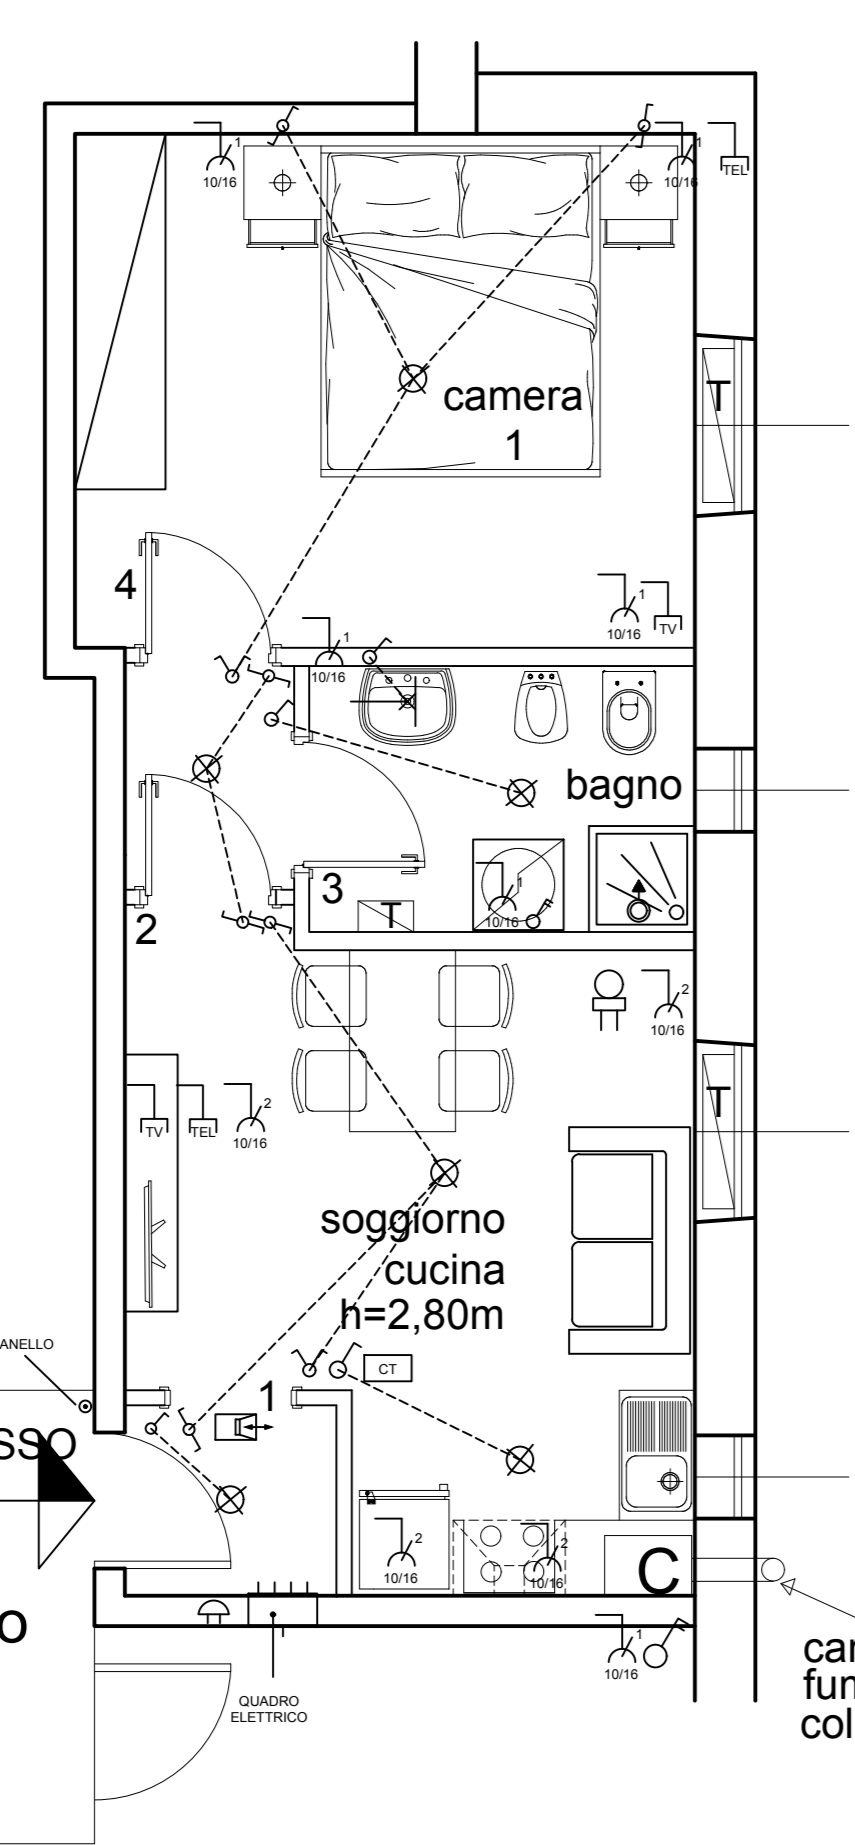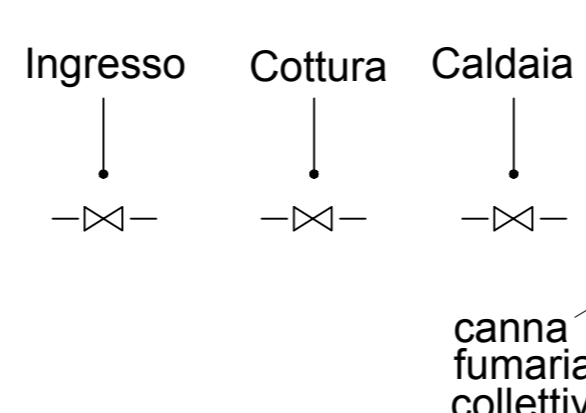


Crosione (16) GRADINARU, piano rialzato  
 Catasto: Foglio B 16,  
 mapp. 1390 sub.19  
 SCALA 1:50  
 (IMPIANTI STATO DI PROGETTO)

IMPIANTO GAS IN CUCINA  
 (3 punti)

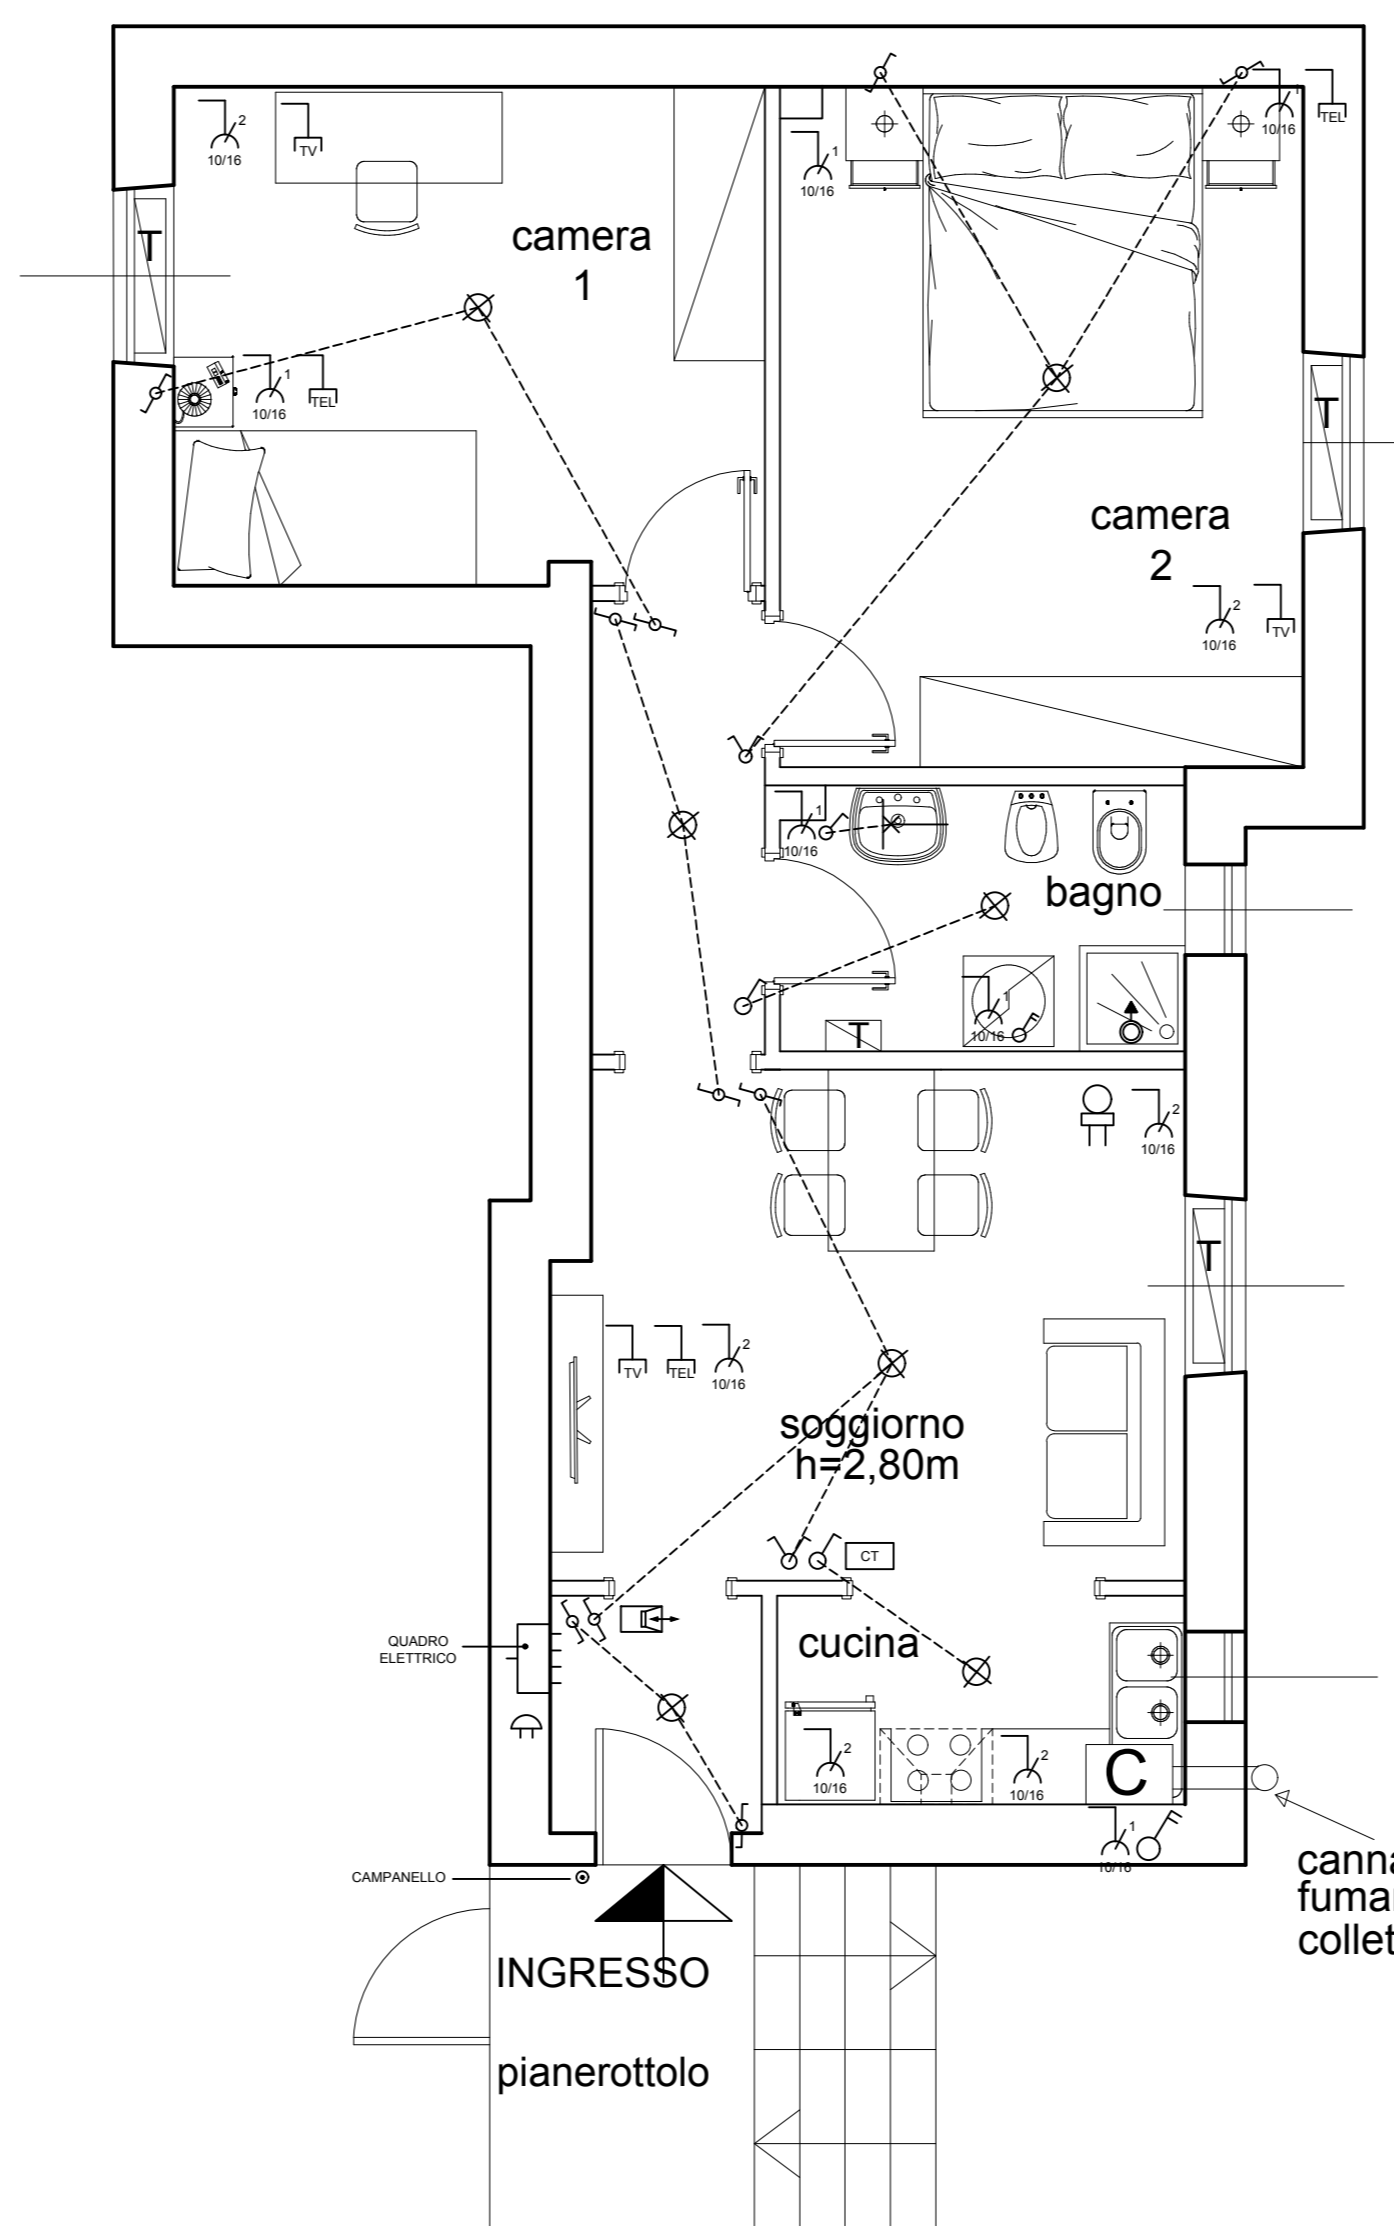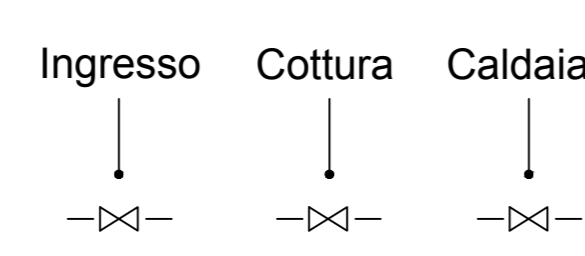

Crosione (18) MORANDI, 3° piano  
 Catasto: Foglio B 16,  
 mapp. 1391 sub 16  
 SCALA 1:50  
 (IMPIANTI STATO DI PROGETTO)

IMPIANTO GAS IN CUCINA  
 (3 punti)

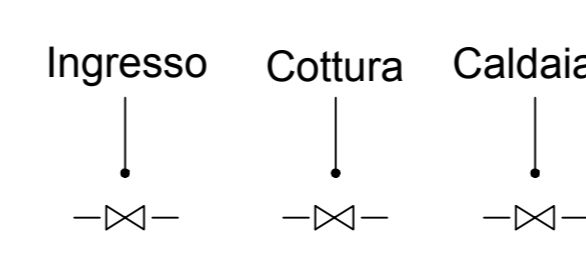

(LEGENDA) IMPIANTI

Impianto elettrico

	Quadro di distribuzione (rappresentato con 5 condutture)	CEI 3-23
	Interruttore unipolare	CEI 3-23
	Lampada - Segno grafico generale.	CEI 3-20
	Deviatore unipolare	CEI 3-23
	Presse per telecomunicazioni - Segno grafico generale.	CEI 3-23
	Presse multipla rappresentata con tre uscite	CEI 3-23
	Punto luce a parete, rappresentato con conduttura	CEI 3-23
	Interruttore bipolare	CEI 3-23
	Commutatore unipolare (ad es. per differenti gradi di illuminazione)	CEI 3-23
	Suoneria campanello ronzatore bagno	CEI 3-20
	Interfono Citofono	CEI 3-23
	Pulsante a tirante	CEI 3-23
	Interruttore bipolare	CEI 3-23

Impianto gas - caldaia

	Caldaia	
	Dispositivo di intercettazione rubinetto	
	CRONOTERMOSTATO TERMICO	



COMUNE DI PAVIA  
 Provincia di Pavia



ARCHITETTURA-DESIGN

ARCH. T. FAGANI  
 Via Marabelli 218 PAVIA  
 Tel. e Fax. 0382/67245  
 fagani@tin.it

TITOLO: Progetto definitivo - esecutivo  
 Tavola impianti  
 OGGETTO: Manutenzione straordinaria alloggi E.R.P.  
 LOCALITA': Via Largo Crosione - Pavia (PV)

NUMERO TAV:  
**6**  
 DATA: Dicembre 2017