

Pianta piano interrato SCALA 1:100

Idea realizzativa illuminazione con binario elettrificato e proiettori a sospensione





Proiezione edificio

Proiezione edificio

Proiezione edificio



Idea realizzativa gola luminosa con striscia led

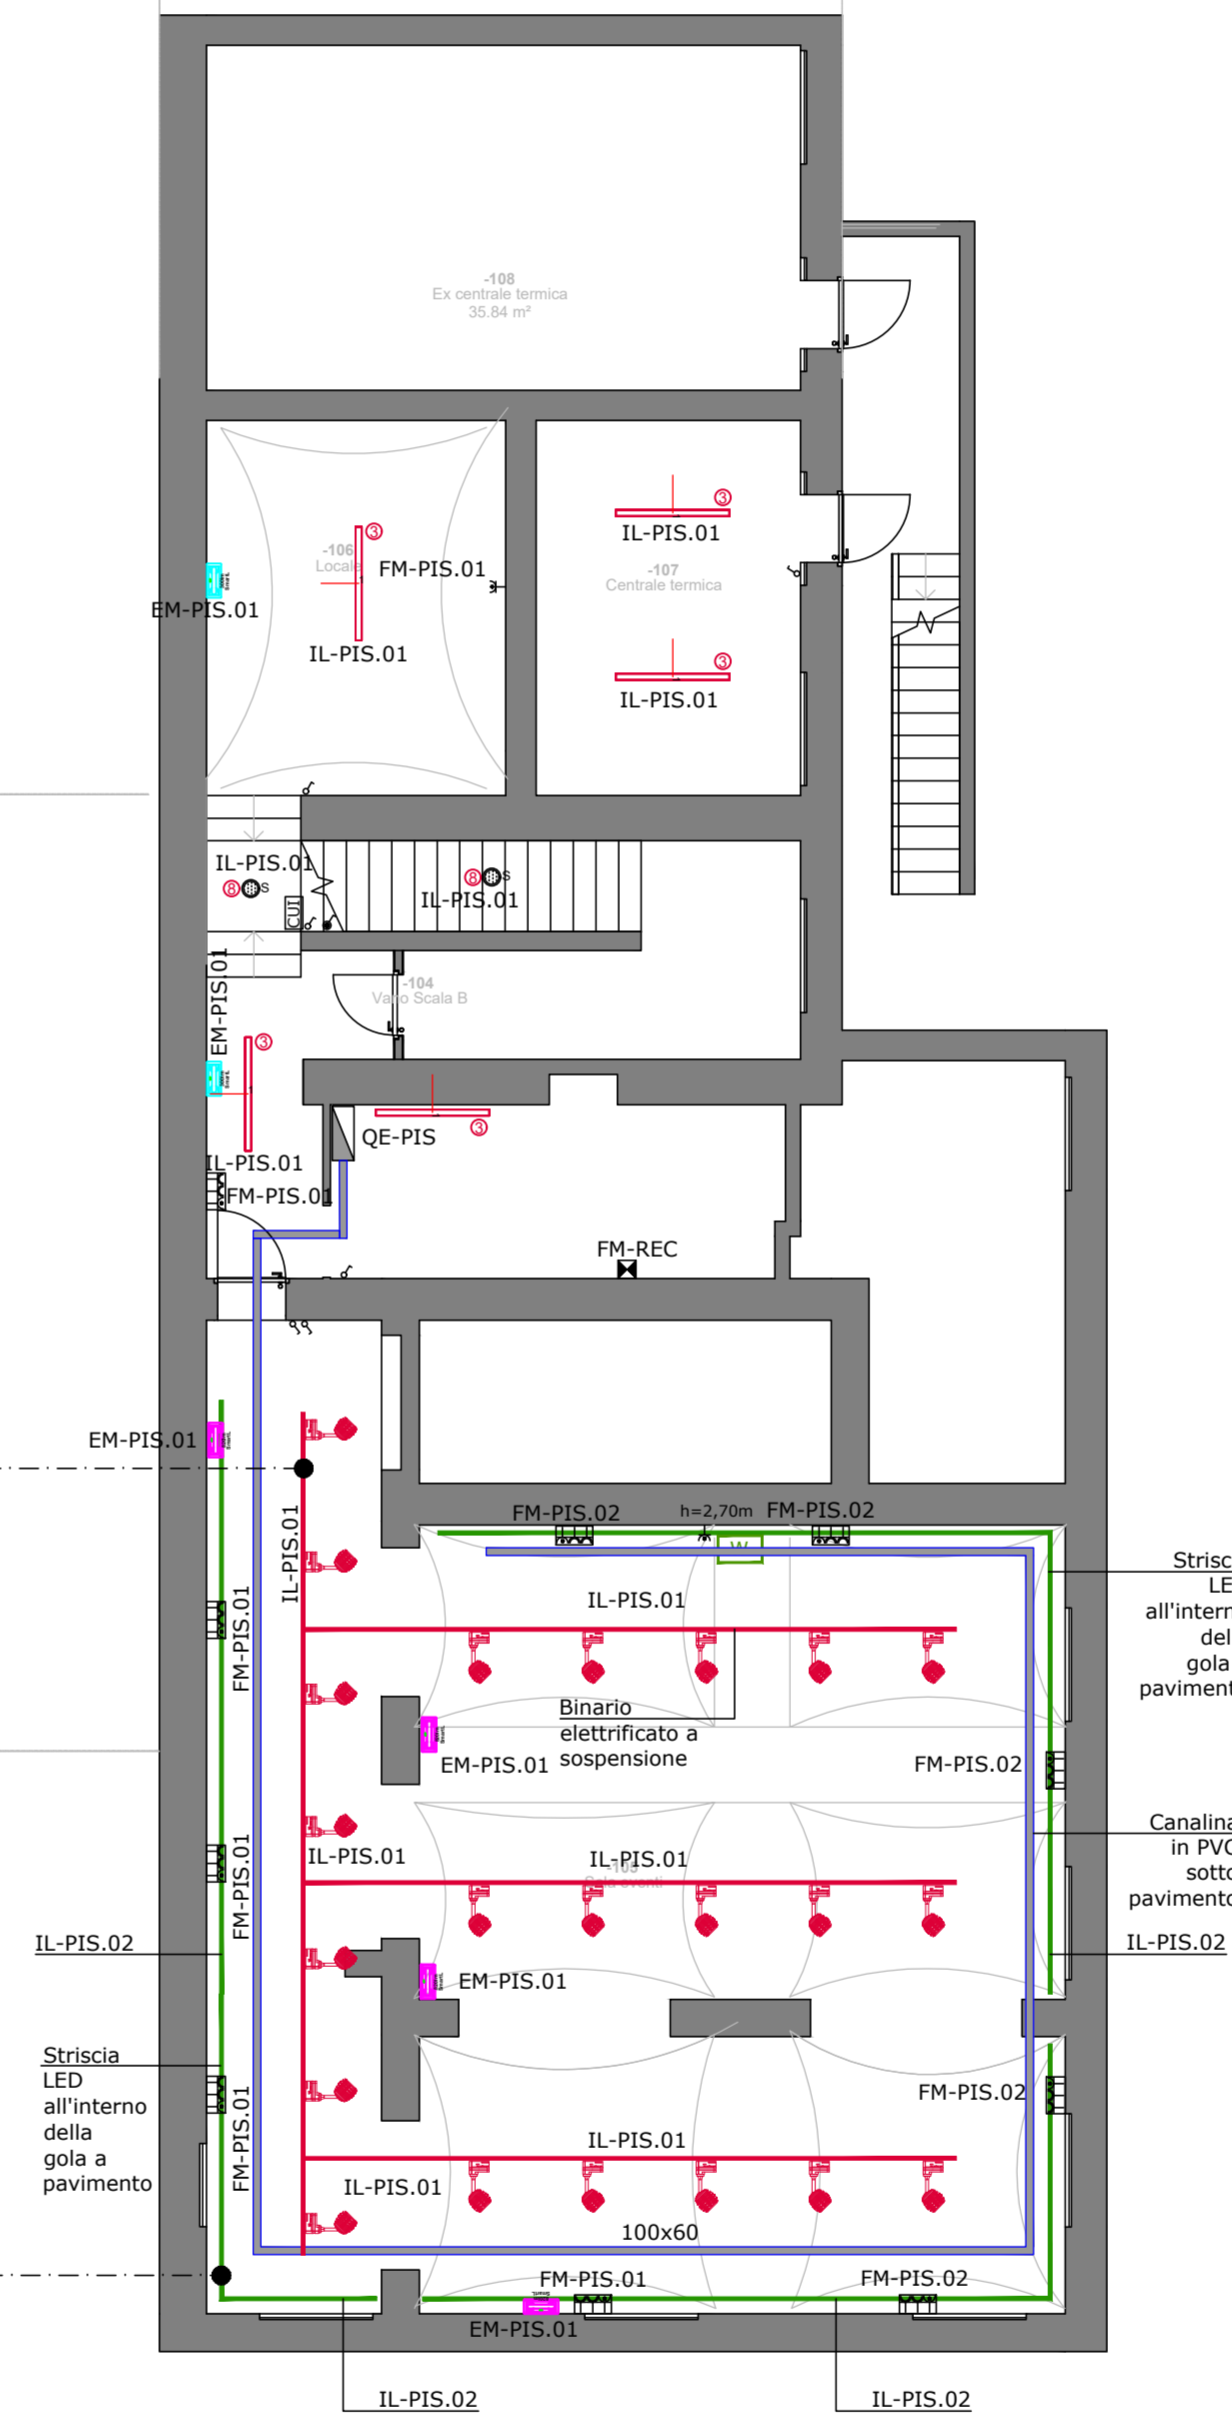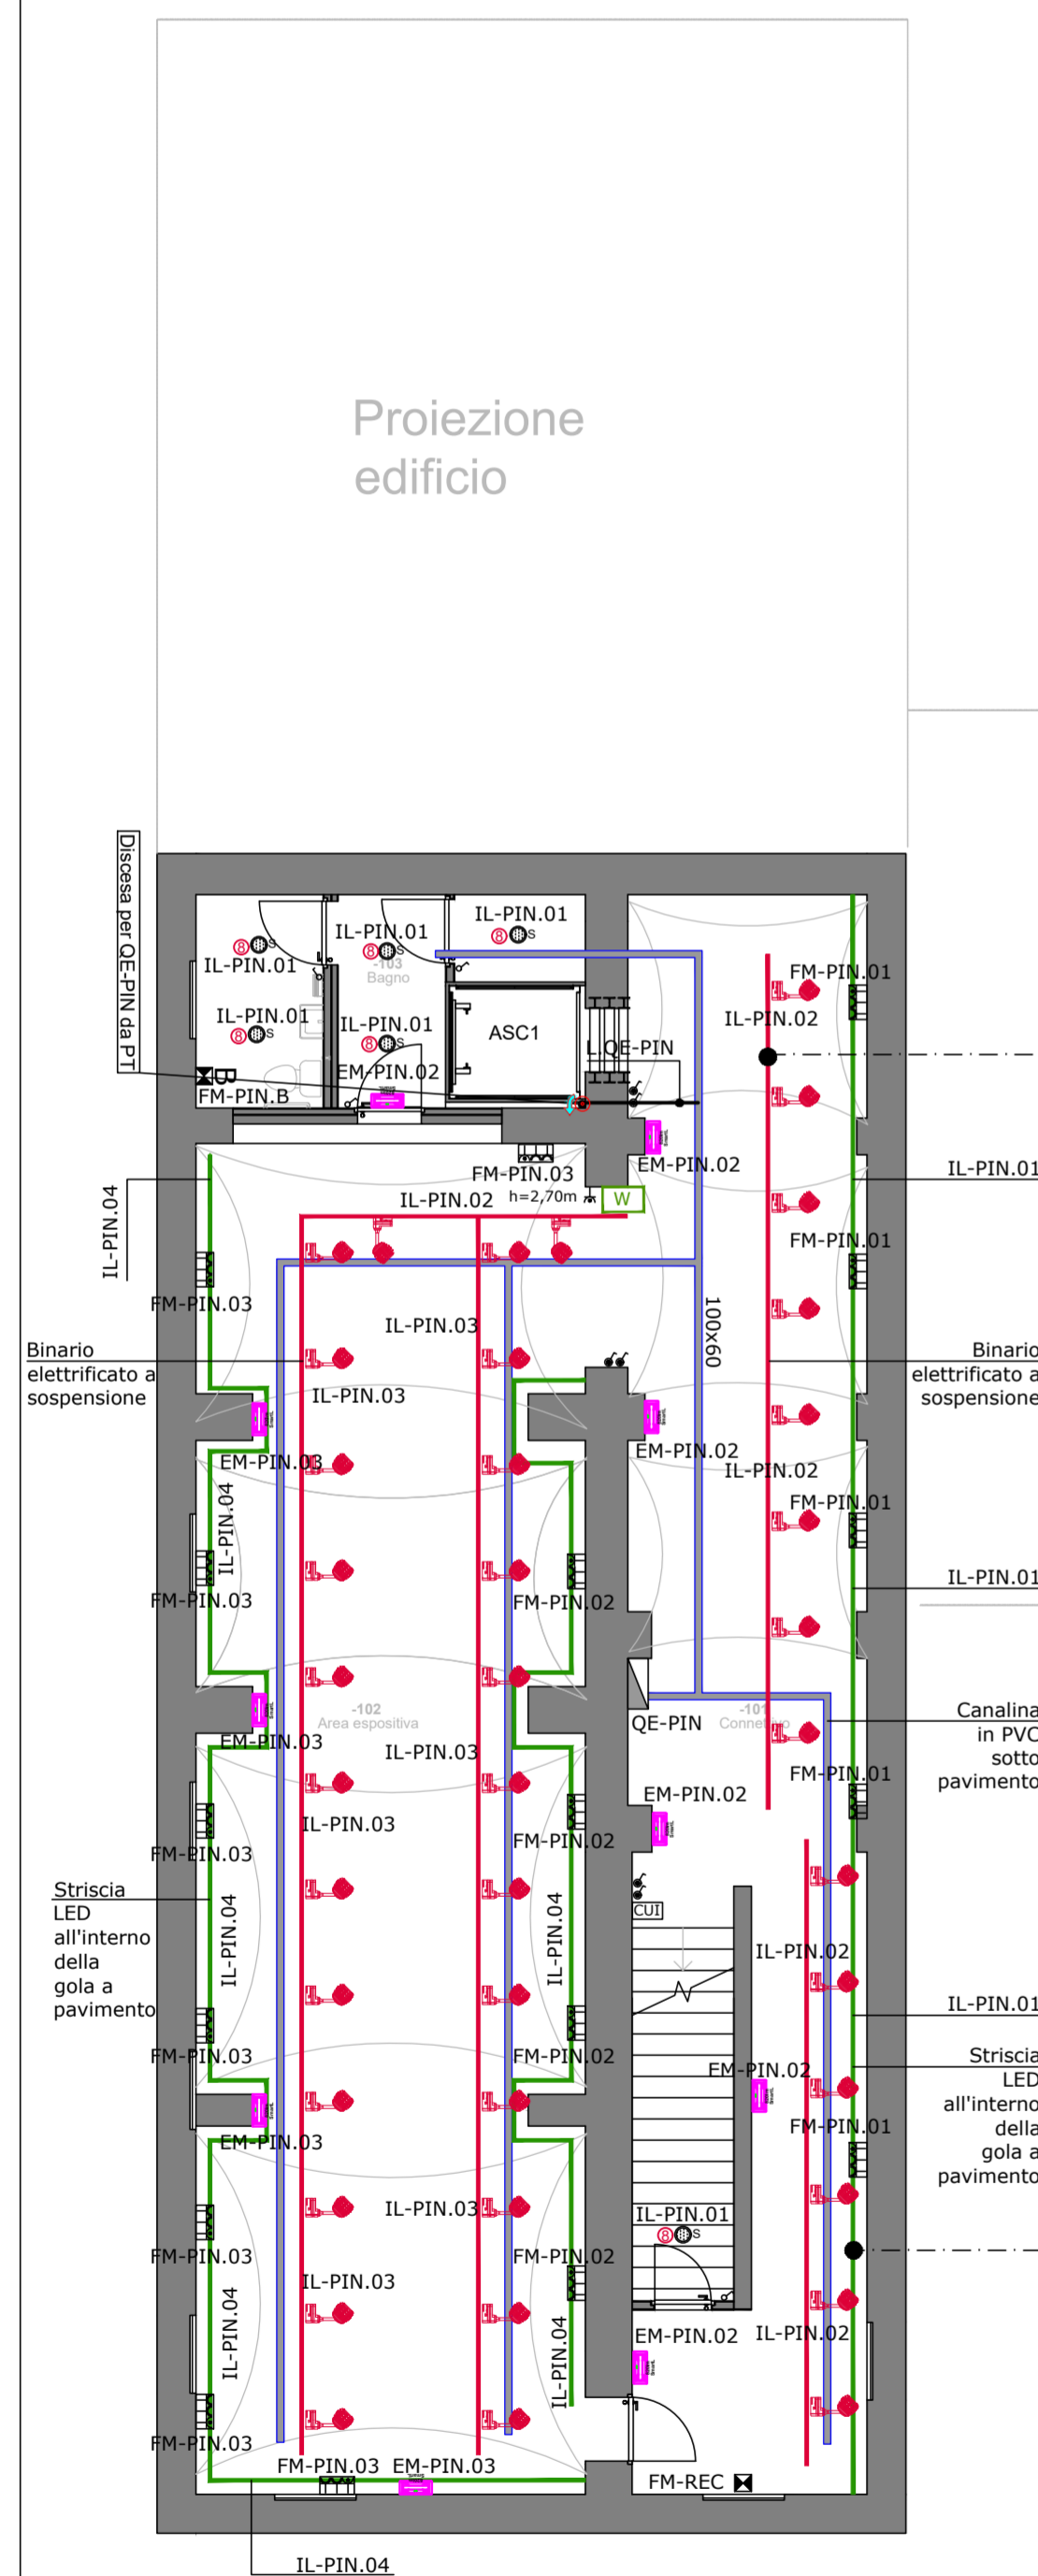

LEGENDA

	Quadro elettrico
	Canalina in PVC sotto pavimento galleggiante
	Striscia LED completa di diffusore a 45 gradi, installata sotto pavimento galleggiante, 7 W/m 3000 K
	Binario elettrificato a sospensione, completo di proiettore a campana a LED
	Plafoniera stagna LED 58W
	Plafoniera tonda Ø30 cm, LED 16W, IP65
	Presina nel bypass 10/16A
	Gruppo presa composto da n° 1 presa unel, n° 2 presa bi-passo
	Interruttore unipolare
	Pulsante
	Comando unità interne
	Punto di alimentazione elettrica: - REC: recuperatore di calore
	Punto di alimentazione elettrica: - B: boiler elettrico
	Apparecchio per segnalazione di sicurezza autonomo a LED per sistema indirizzabile. Schermo conforme alla norma EN1838 con distanza di visibilità 24 metri. IP42, 10x0.3 W, SE
	Apparecchio per segnalazione di sicurezza autonomo a LED per sistema indirizzabile. Schermo conforme alla norma EN1838 con distanza di visibilità 24 metri. IP42, 20x0.3 W, SE
	Access point

PROGETTO DI RIGENERAZIONE URBANA  
RISTRUTTURAZIONE IMMOBILE  
CORSO GARIBALDI, 69 - PAVIA (PV)



Comune **Missione M5 - Componente C2 - Investimento 2.1**

Comune di Pavia  
Piazza Municipio 2 - 27100 - Pavia (PV)  
Partita IVA: 00296180185  
Tel.: 0382 3991  
PEC: protocollo@pec.comune.pavia.it

Finanziato dall'Unione europea  
NextGenerationEU

Italiadomani

CAPOGRUPPO/MANDATARIA

GP PROJECT SRL  
Sede Legale: Via Pietro Tamburini, 6 - 20123 Milano (MI)  
Sede Operativa: Strada 6 - Palazzo N3 - Centro Direzionale Milanofori - 20089 - ROZZANO (MI)  
P.IVA 05835490961 - REA N° MI - 1852211 - Tel. 02 89 20 81 64 - info@gpproject.eu

MANDANTE: Dott. Arch. Maria Teresa PASCALE

Ordine degli Architetti della Provincia di Reggio Calabria n. A 3220  
pec: mt.pascale@ioprocc.it  
Tel.: +39 349 786 7001

MANDANTE: Dott. Geol. Domenico MONTELEONE

Ordine dei Geologi della Calabria n. 1025  
pec: monteleonedomenico@pec.it  
Tel.: +39 329 082 6033

Progetto Definitivo - Esecutivo

PROGETTO DI RIGENERAZIONE URBANA - RISTRUTTURAZIONE IMMOBILE  
CORSO GARIBALDI, 69 - PAVIA (PV) - POP317\_PNRR/6 - CUP: G14E21000720001

n°	Revisióni	Disegnato da:	Progetto architettonico <b>Impianto elettrico e speciali pianta illuminazione, forza motrice e dati P-1</b>
1	Febbraio 2023	Revisionato da:	
2	Marzo 2023		
3			
4			
5			
6			
7			DISCIPLINA
		<b>IE</b>	<b>IE06</b>

A TERMINI DI LEGGE LA GP PROJECT SRL SI RISERVA LA PROPRIETA' DEL PRESENTE ELABORATO E NE VIETA L'UTILIZZO A TERZI SENZA PREVENTIVA AUTORIZZAZIONE SCRITTA.