



ATTIVITA' PRINCIPALE: 65.1.B Palestra con capienza superiore a 100 persone (e fino a 200 persone) e di superficie superiore a 200 mq	
ANTINCENDIO	COMPARTIMENTAZIONE
ESTINTORE PORTATILE (13A - 896)	CONSEGNO DI AUTOCHIBURALELETTROMAGNETE
IDRANTE A PARETE UNIAS	COMPARTIMENTAZIONE REI/EI 60
IDRANTE SOPRABUOLO UNITO	COMPARTIMENTAZIONE REI/EI 90
ATTACCO PER AUTOPOMPA DOPPIO	COMPARTIMENTAZIONE REI/EI 120
PULSANTE DI SGANCIO ENERGIA ELETTRICA	PORTA TAGLIAFUOCO
IMPIANTO DI SPEGNIMENTO AUTOMATICO	IMPIANTO EVAC
	PROIETTORE ACUSTICO DA PARETE
IMPIANTO ELETTRICO	ALTOPARLANTE DA INCASSO
PULSANTE DI SGANCIO	RACK IMPIANTO AUDIO
VENTILAZIONE	VIE DI ESODO
CAMINO PER VENTILAZIONE	VIA DI ESODO VERSO L'ALTO
	VIA DI ESODO ORIZZONTALE
	VIA DI ESODO VERSO IL BASSO

ATTIVITA' PRINCIPALE
ATTIVITA' 65.1.B
 Locali di spettacolo e di trattamento in genere, impianti e centri sportivi, palestre, sia a carattere pubblico che privato, con capienza superiore a 100 persone (e fino a 200 persone) ovvero di superficie lorda in pianta al chiuso superiore a 200 mq - (n° persone = 200)

ATTIVITA' SECONDARIA
ATTIVITA' 74.1.A
 Impianti per la produzione di calore alimentari a combustibile solido, liquido o gassoso con potenzialità superiore a 116 kW (fino a 350 kW) - (potenza termica = 224 kW)

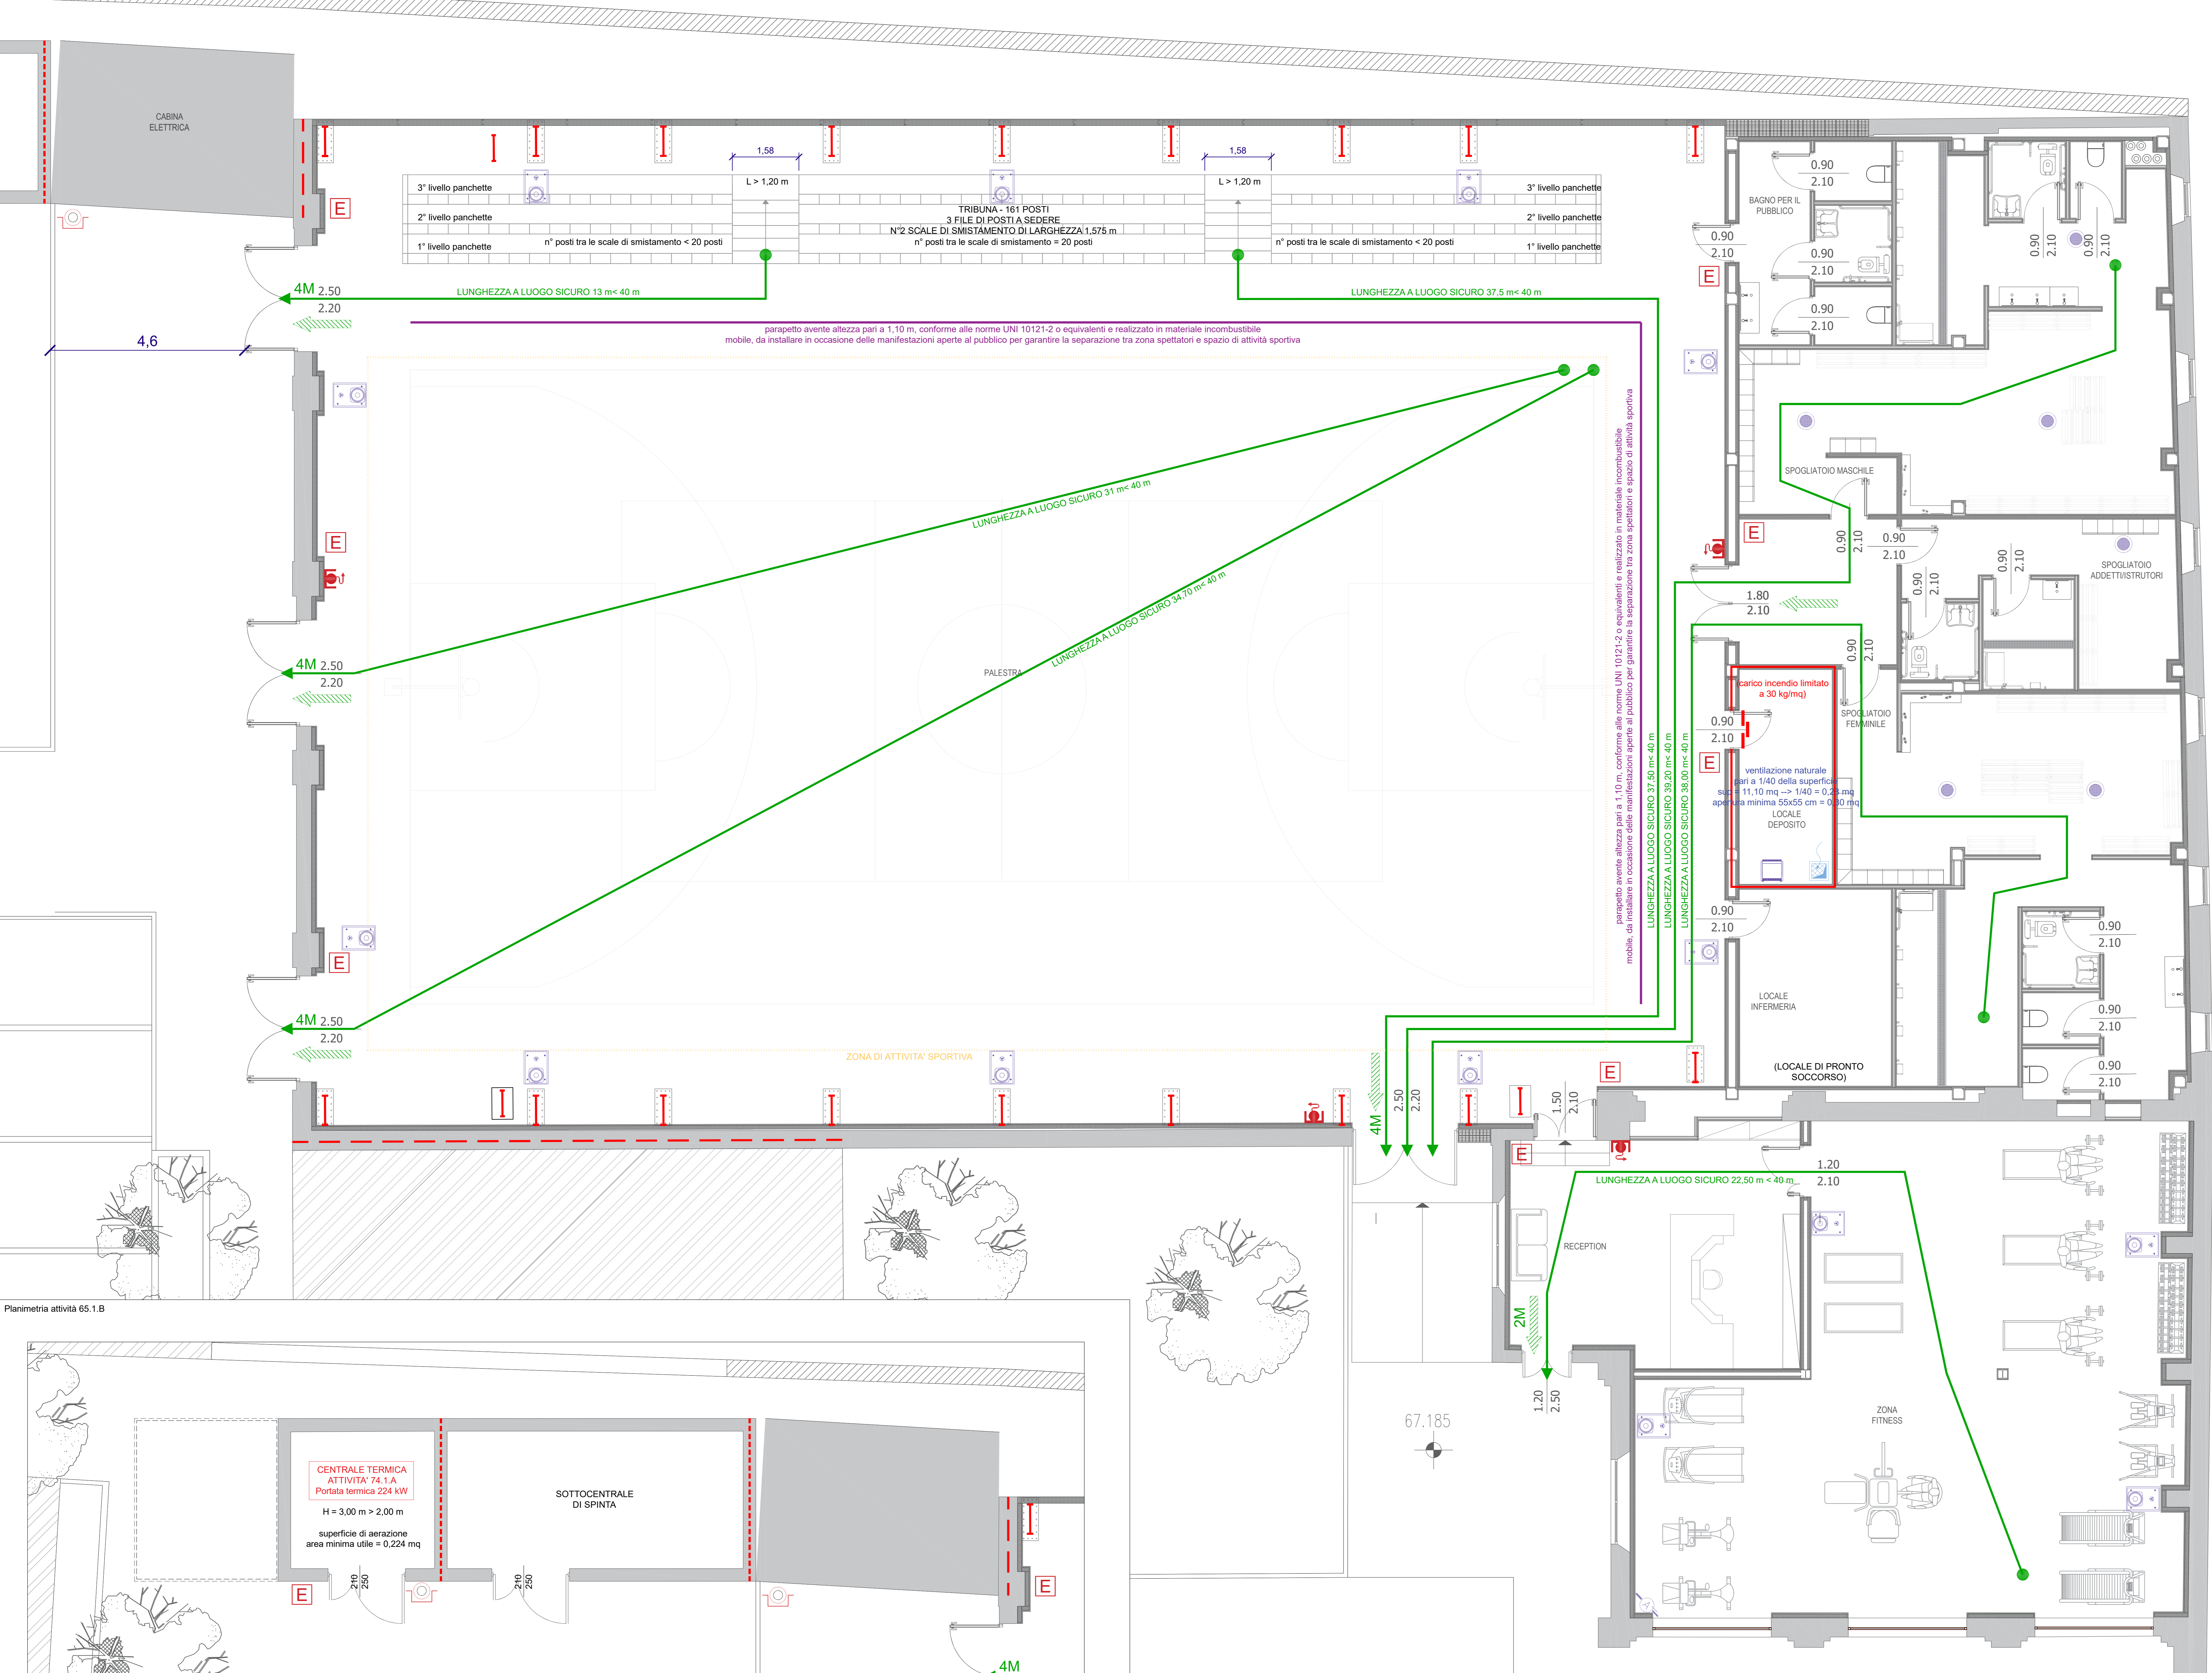

Planimetria attività 65.1.B

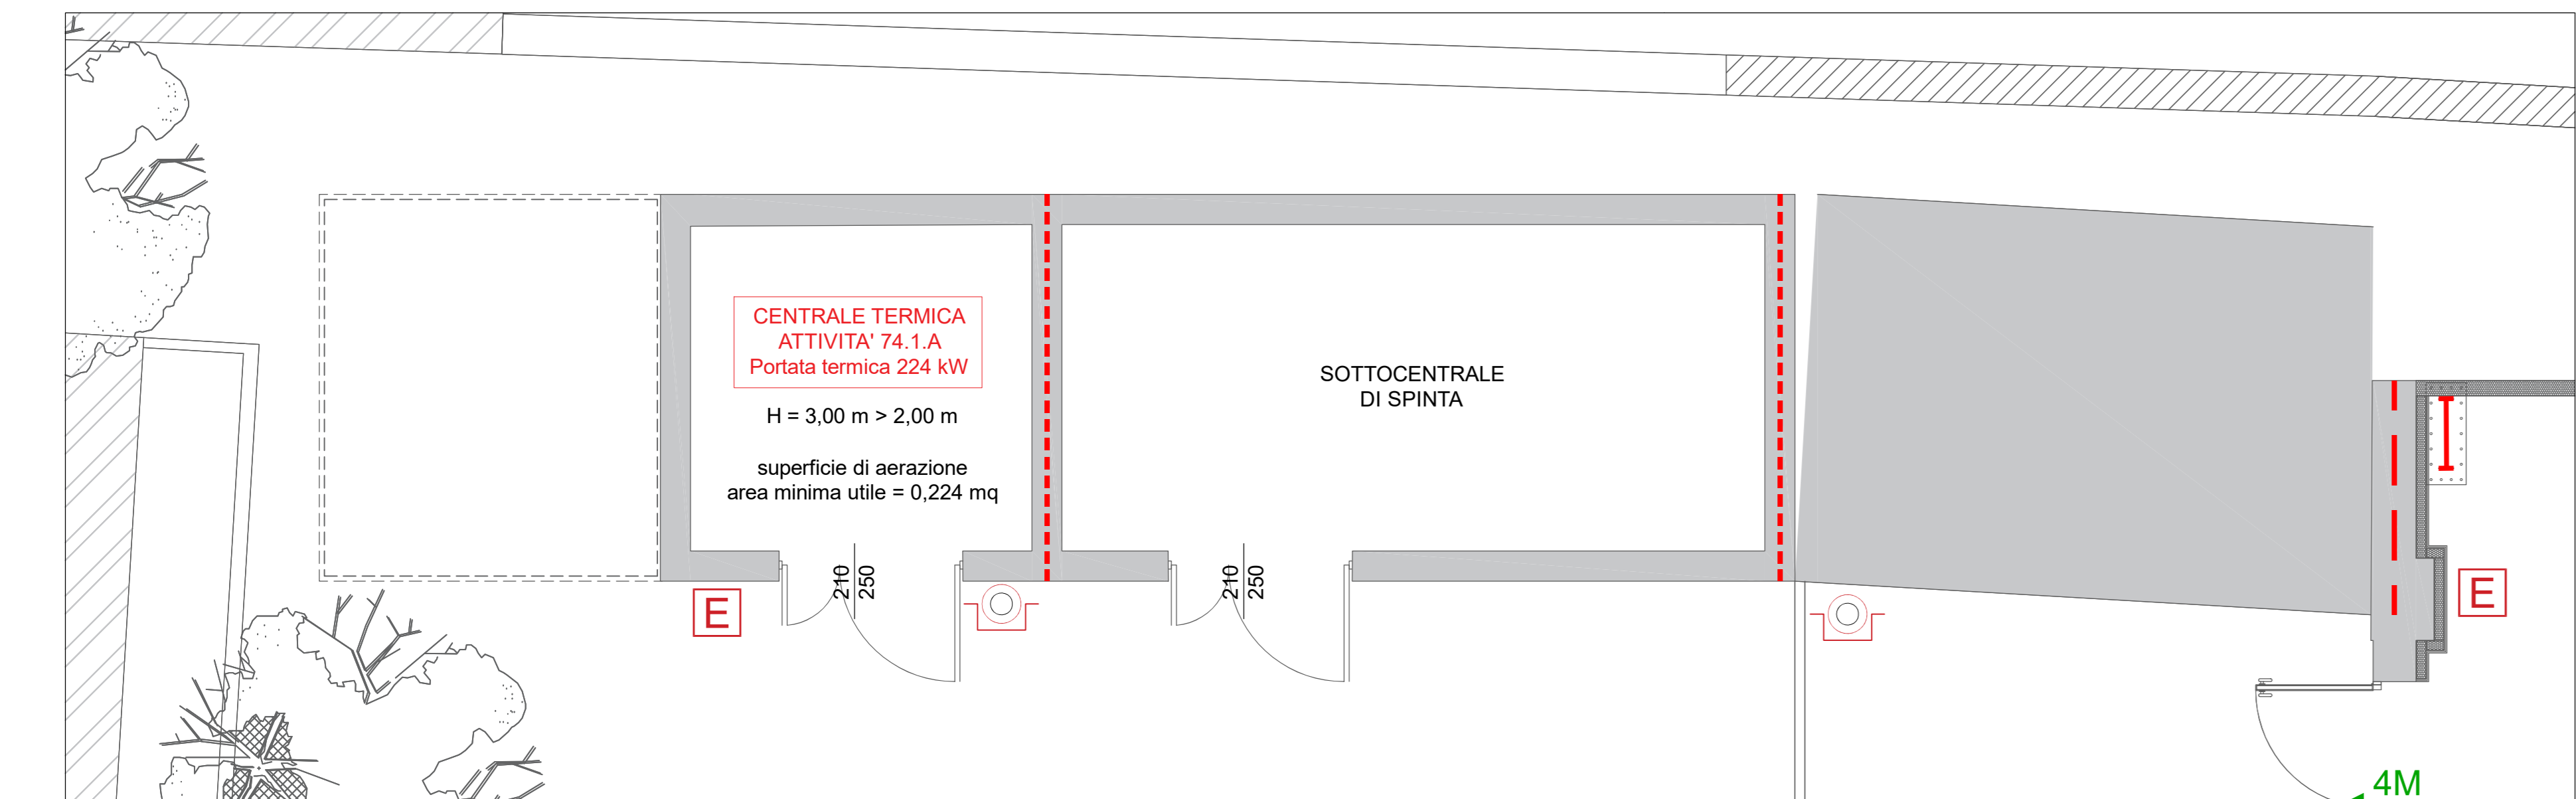

Planimetria attività 74.1.A

COMUNE DI PAVIA
 Provincia di Pavia

RIQUALIFICAZIONE SOCIALE E ARCHITETTONICA DELL'AREA URBANA DELL'EX MONASTERO DI SAN DALMAZIO IN PAVIA (POP297)
 CUI S00296180185202100032 CUP G15F21000090001
 CIG 87209324C0

PROGETTO ESECUTIVO
PREVENZIONE INCENDI
 PIANTA PIANO TERRA

IL SINDACO
 Mario Fabrizio Fracassi

IL RUP
 Ing. Adriano Sora

ASS. LAVORI PUBBLICI
 Dott. Antonio Bobbio Pallavicini

DIRIGENTE SETTORE 6
 Arch. Mara Latini

PROGETTISTI
 COORDINAMENTO PROGETTUALE: ING. ROBERTO MONTAGNA
 R.T.P.:
Ebner srl
 Società Unipersonale Capitale sociale € 50.000 i.v.
 Sede operativa: Via G. Mazzini 1, 27043 Broni (PV)
 Tel/Fax 0385.51584
 e-mail: direttivo@ebnersas.it - ebner@pec.it
 Sito web: www.ebnersas.it
 Progettista: Ing. Roberto Montagna
 (Capogruppo mandataria)

ARCH. PAOLO MARCHESI (Mandante)
 DOTT. MAURIZIO VISCONTI (Mandante)
 ING. DANIELE GRAMEGNA (Mandante)

Scala: 1:50
 Foglio: S.B.
 N. progetto: 1221EBS
 Nome file: 1221EBS-E-Tav-VVf3

PIANO DI SVILUPPO CONTROLLO E REGISTRAZIONE DELLA PROGETTAZIONE				
FASI DELLA PROGETTAZIONE	CONTROLLI E MODIFICHE			
	Rev. 0	Rev. 1	Rev. 2	Rev. 3
Progetto fattibilità tecnica economica	Novembre 2015-Marzo 2021			
Progetto Definitivo	Dicembre 2021			
Progetto Esecutivo	Agosto 2022			
As. Bill e Validazione e collaudo				
Pienza di variante				

A norma di legge il presente disegno non potrà essere riprodotto né consegnato a terzi né utilizzato per scopi diversi da quello di destinazione senza autorizzazione scritta di questa società che ne detiene la proprietà