


LEGENDA SIMBOLI IMPIANTO ELETTRICO E DISTRIBUZIONE	
SIMBOLO	DESCRIZIONE
	CONDUTTURE ASCENDENTE
	CONDUTTURE DISCENDENTE
	CAVODOTTO CORRUGATO A DOPPIA PARETE PER POSA INTERRATA Ø110mm
	CAVODOTTO CORRUGATO A DOPPIA PARETE PER POSA INTERRATA Ø160mm
	CAVODOTTO CORRUGATO A DOPPIA PARETE PER POSA INTERRATA Ø40mm
	CAVODOTTO CORRUGATO A DOPPIA PARETE PER POSA INTERRATA Ø40mm
	POZZETTO RACCORDO E/O ISPEZIONE COMPLETO DI CHIUSINO IN GHISA (BASSA TENSIONE)
	POZZETTO RACCORDO E/O ISPEZIONE COMPLETO DI CHIUSINO IN GHISA (CORRENTI DEBOLI)
	PLINTO PREFABBRICATO PER L'ILLUMINAZIONE
	PUNTO TELECAMERA DA ESTERNO

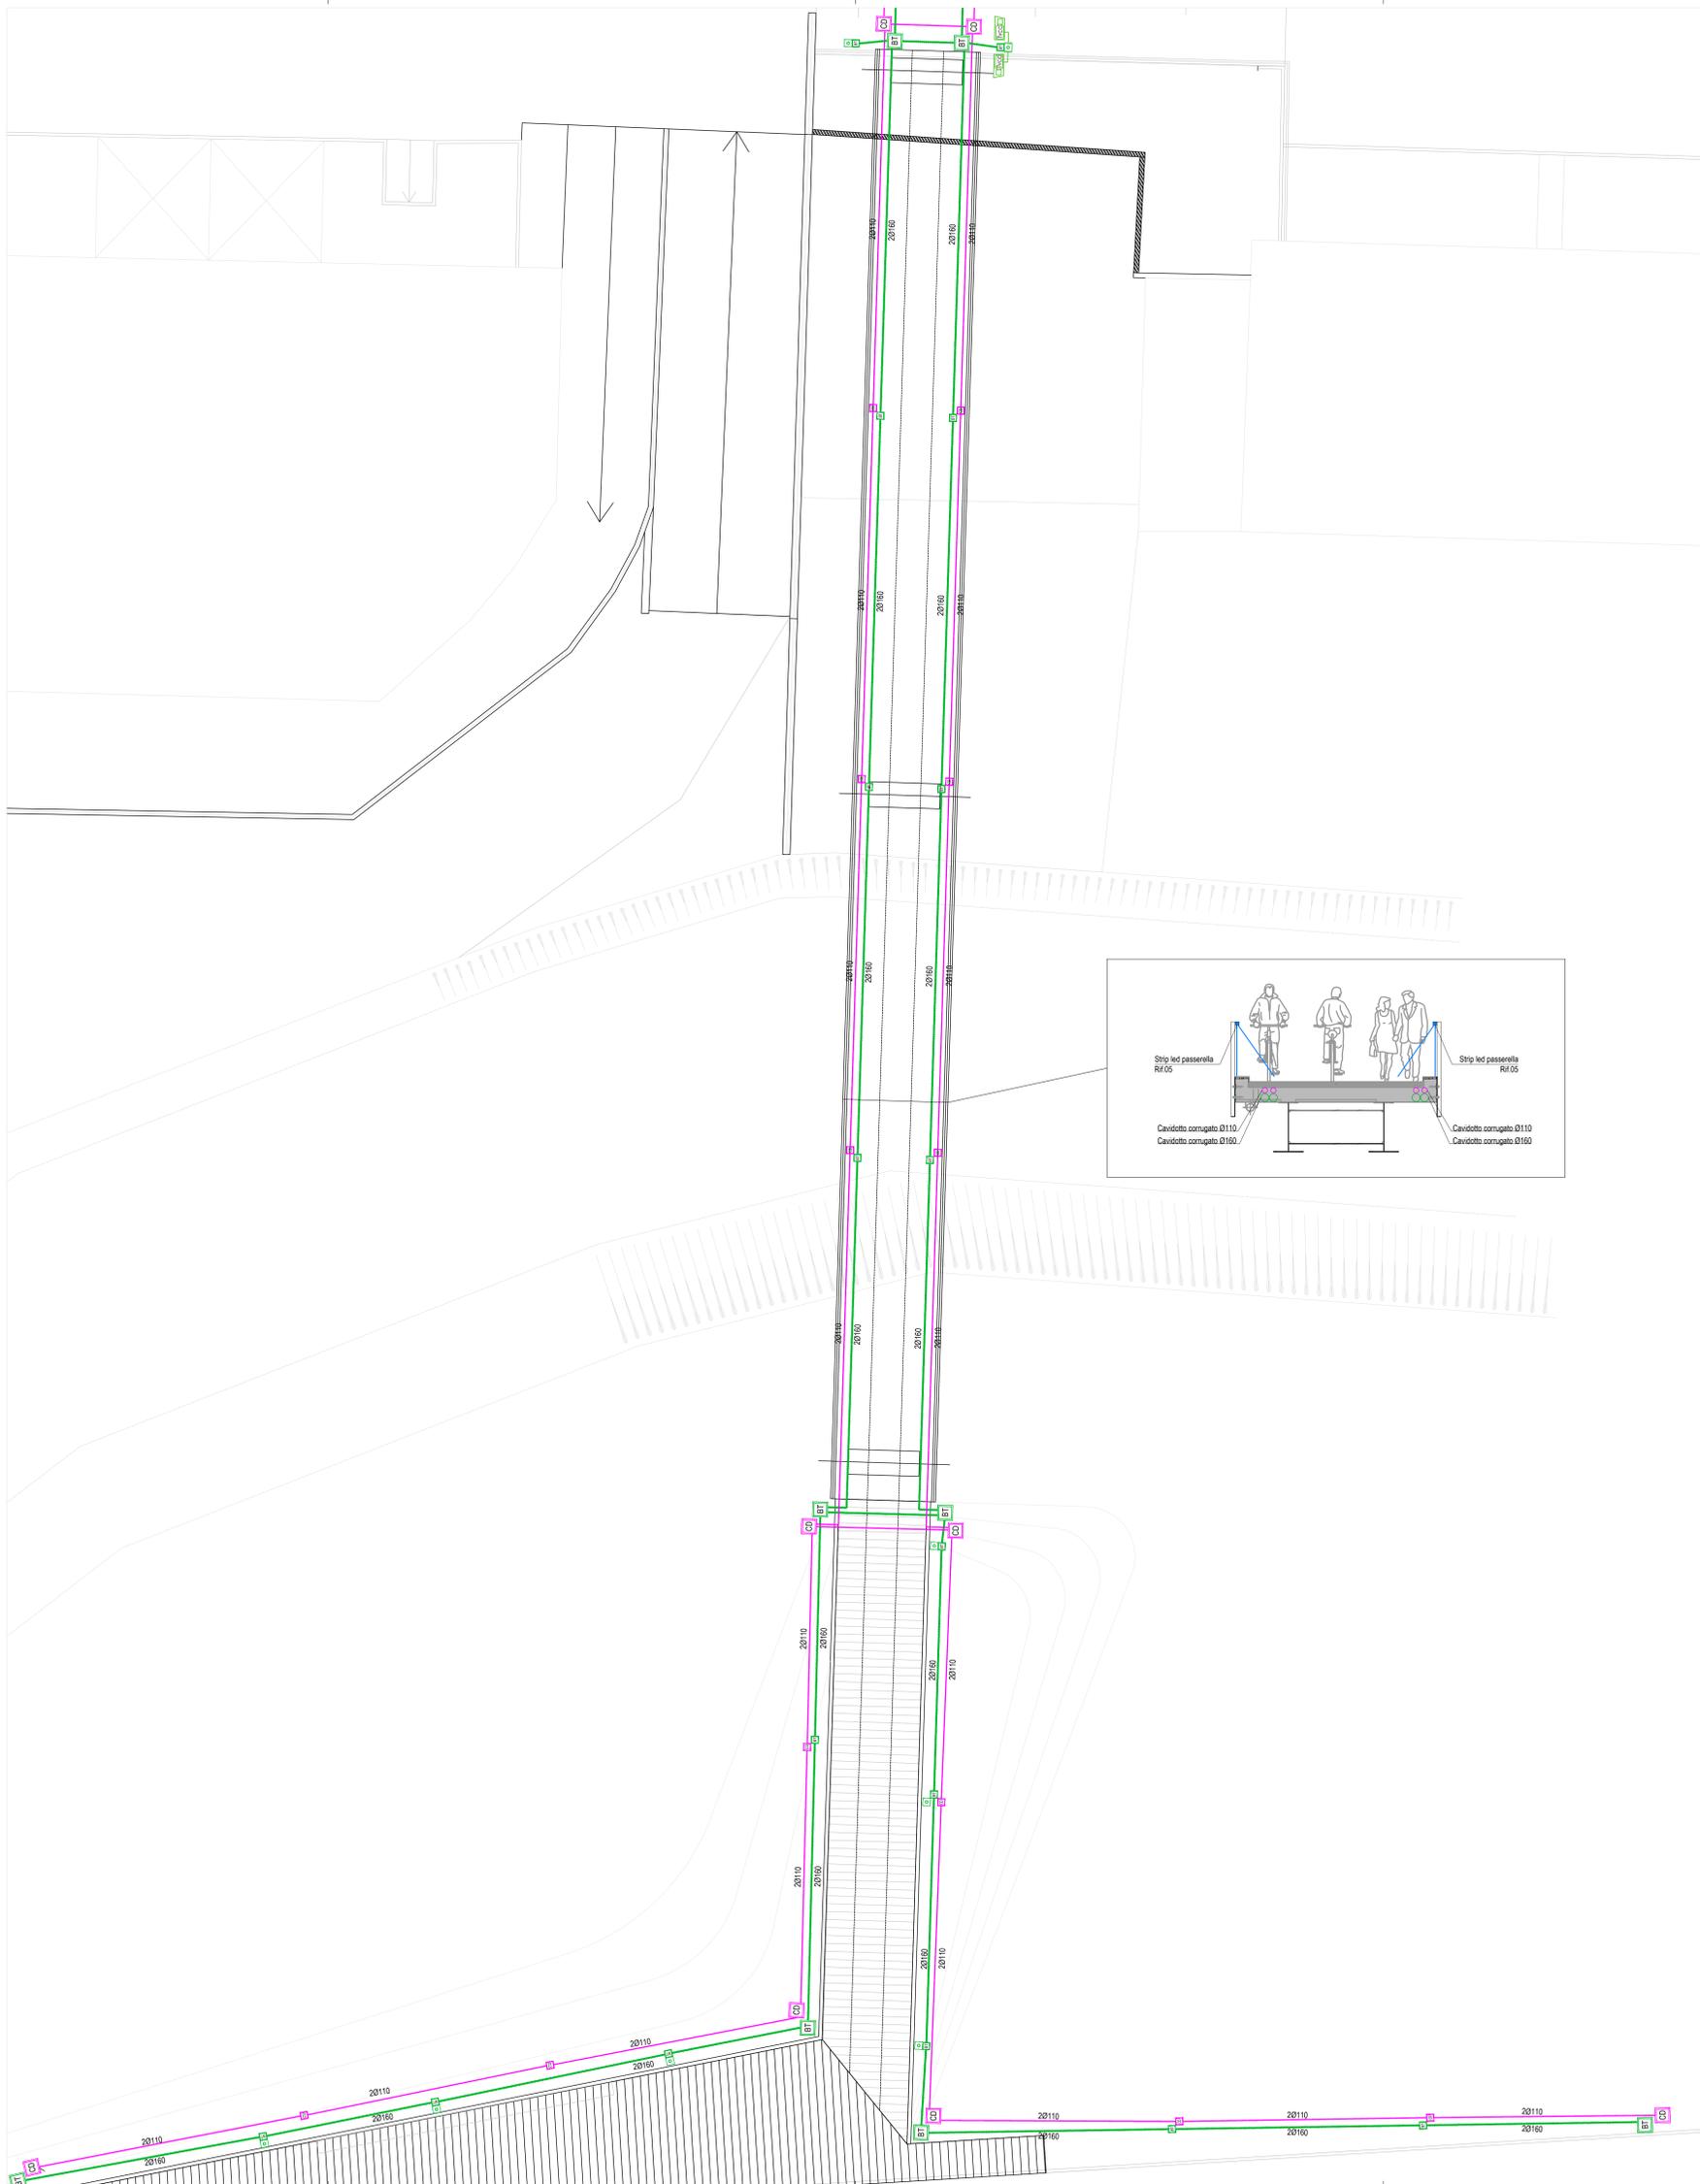

Comune di Pavia Regione Lombardia

RIGENERAZIONE DEL QUADRANTE NORD DI PAVIA

PROponente: PVI.16 S.r.l. - Piazza del Duomo 3, 39100 Bolzano (BZ), Italy. Tel: +39 0471 3191000. info@pvi16.eu - pvi16@gmail.it

MANAGEMENT: SuperNova Management - Galleria Piacentini 1, 20123 Milano, Italy. Tel: +39 02 33999000. www.supernova.eu. info@supernova.eu. Project Manager: Arch. M. Paron. Collaborator: Arch. A. Piretti, Arch. R. Marzi. Senior Advisor: Ing. E. Facchin. Ing. G. Vergi.

INGEGNERIA: Helipolis Engineering - Strada 10, 20137 Torino, Italy. Tel: +39 011 5127270. www.helipolis.eu. info@helipolis.eu. Direttore tecnico: Ing. A. Zucchi. Collaboratori: Ing. E. Fontana, Ing. L. Maccari, Ing. A. Anselmi, Ing. F. Sommariva.

INGEGNERIA: TransPlan - Ingegneria del territorio e dei trasporti - TransPlan S.r.l. - Via C. Colombo 10, 20139 Milano, Italy. Tel: +39 02 47432008. www.transplan.it. info@transplan.it. Referente: Ing. A. V. Minardi. Collaboratori: Dott. ssa L. Bassi.

URBANISTICA E ARCHITETTURA: ARUP - Arup Italia S.p.A. - Corso Matteotti 1, 20123 Milano, Italy. Tel: 02 8997 9271. www.arup.com. info@arup.com. Referenti: Arch. D. Hsieh, Arch. S. Pasquali, Ing. M. Neri. Collaboratori: Arch. F. Gatti, Arch. A. Magagnoli, Arch. M. Ducco, Arch. S. Salsani, Arch. A. Chiosso.

ASPETTI AMBIENTALI: Lytra ambiente e territorio s.r.l. - Via C. Colombo 10, 20139 Milano, Italy. Tel: 02 47432008. info@lytra.it. Referente: Dott. A. Romano.

CONSULENZA LEGALE: Amministrativi Associati - Via Venezia di Montefiore 12, 20122 Milano, Italy. Tel: 02 32028107. info@amministrativi.it. Referente: Avv. Guido Bardelli.

PROGETTAZIONE: NUOVA PASSERELLA CICLO-PEDONALE E COLLEGAMENTO CON IL POLICLINICO (RECUPERO AMBIENTALE DEL "NAVIGLIACCIO" - POP146)

IMPIANTO DISTRIBUZIONE

OO-POP146-PI01.0

SCALA 1:100
DATA APRILE 2022
NOME FILE PASSERELLA - IMPIANTI.DWG

N. REV.	DATA	REVISIONE	ELABORATO	VERIFICATO	VALIDATO
0	13/04/2022	EMISSIONE	L.Maccari	N.Zucchi	