
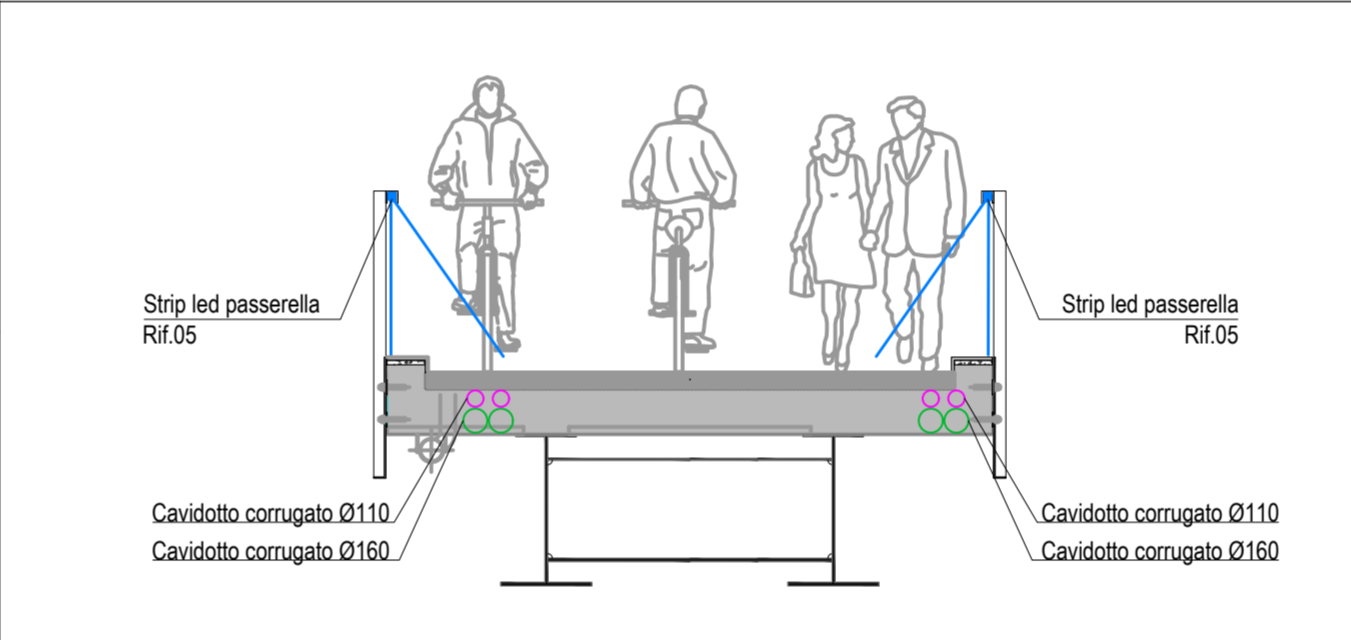


LEGENDA SIMBOLI IMPIANTO ELETTRICO E DISTRIBUZIONE	
SIMBOLO	DESCRIZIONE
	CONDUTTURA ASCENDENTE
	CONDUTTURA DISCENDENTE
	CAVIDOTTO CORRUGATO A DOPPIA PARETE PER POSA INTERRATA Ø110mm
	CAVIDOTTO CORRUGATO A DOPPIA PARETE PER POSA INTERRATA Ø160mm
	CAVIDOTTO CORRUGATO A DOPPIA PARETE PER POSA INTERRATA Ø40mm
	CAVIDOTTO CORRUGATO A DOPPIA PARETE PER POSA INTERRATA Ø40mm
	POZZETTO RACCORDO E/O ISPEZIONE COMPLETO DI CHIUSINO IN GHISA (BASSA TENSIONE)
	POZZETTO RACCORDO E/O ISPEZIONE COMPLETO DI CHIUSINO IN GHISA (CORRENTI DEBOLI)
	PLINTO PREFABBRICATO PER L'ILLUMINAZIONE
	PUNTO TELECAMERA DA ESTERNO

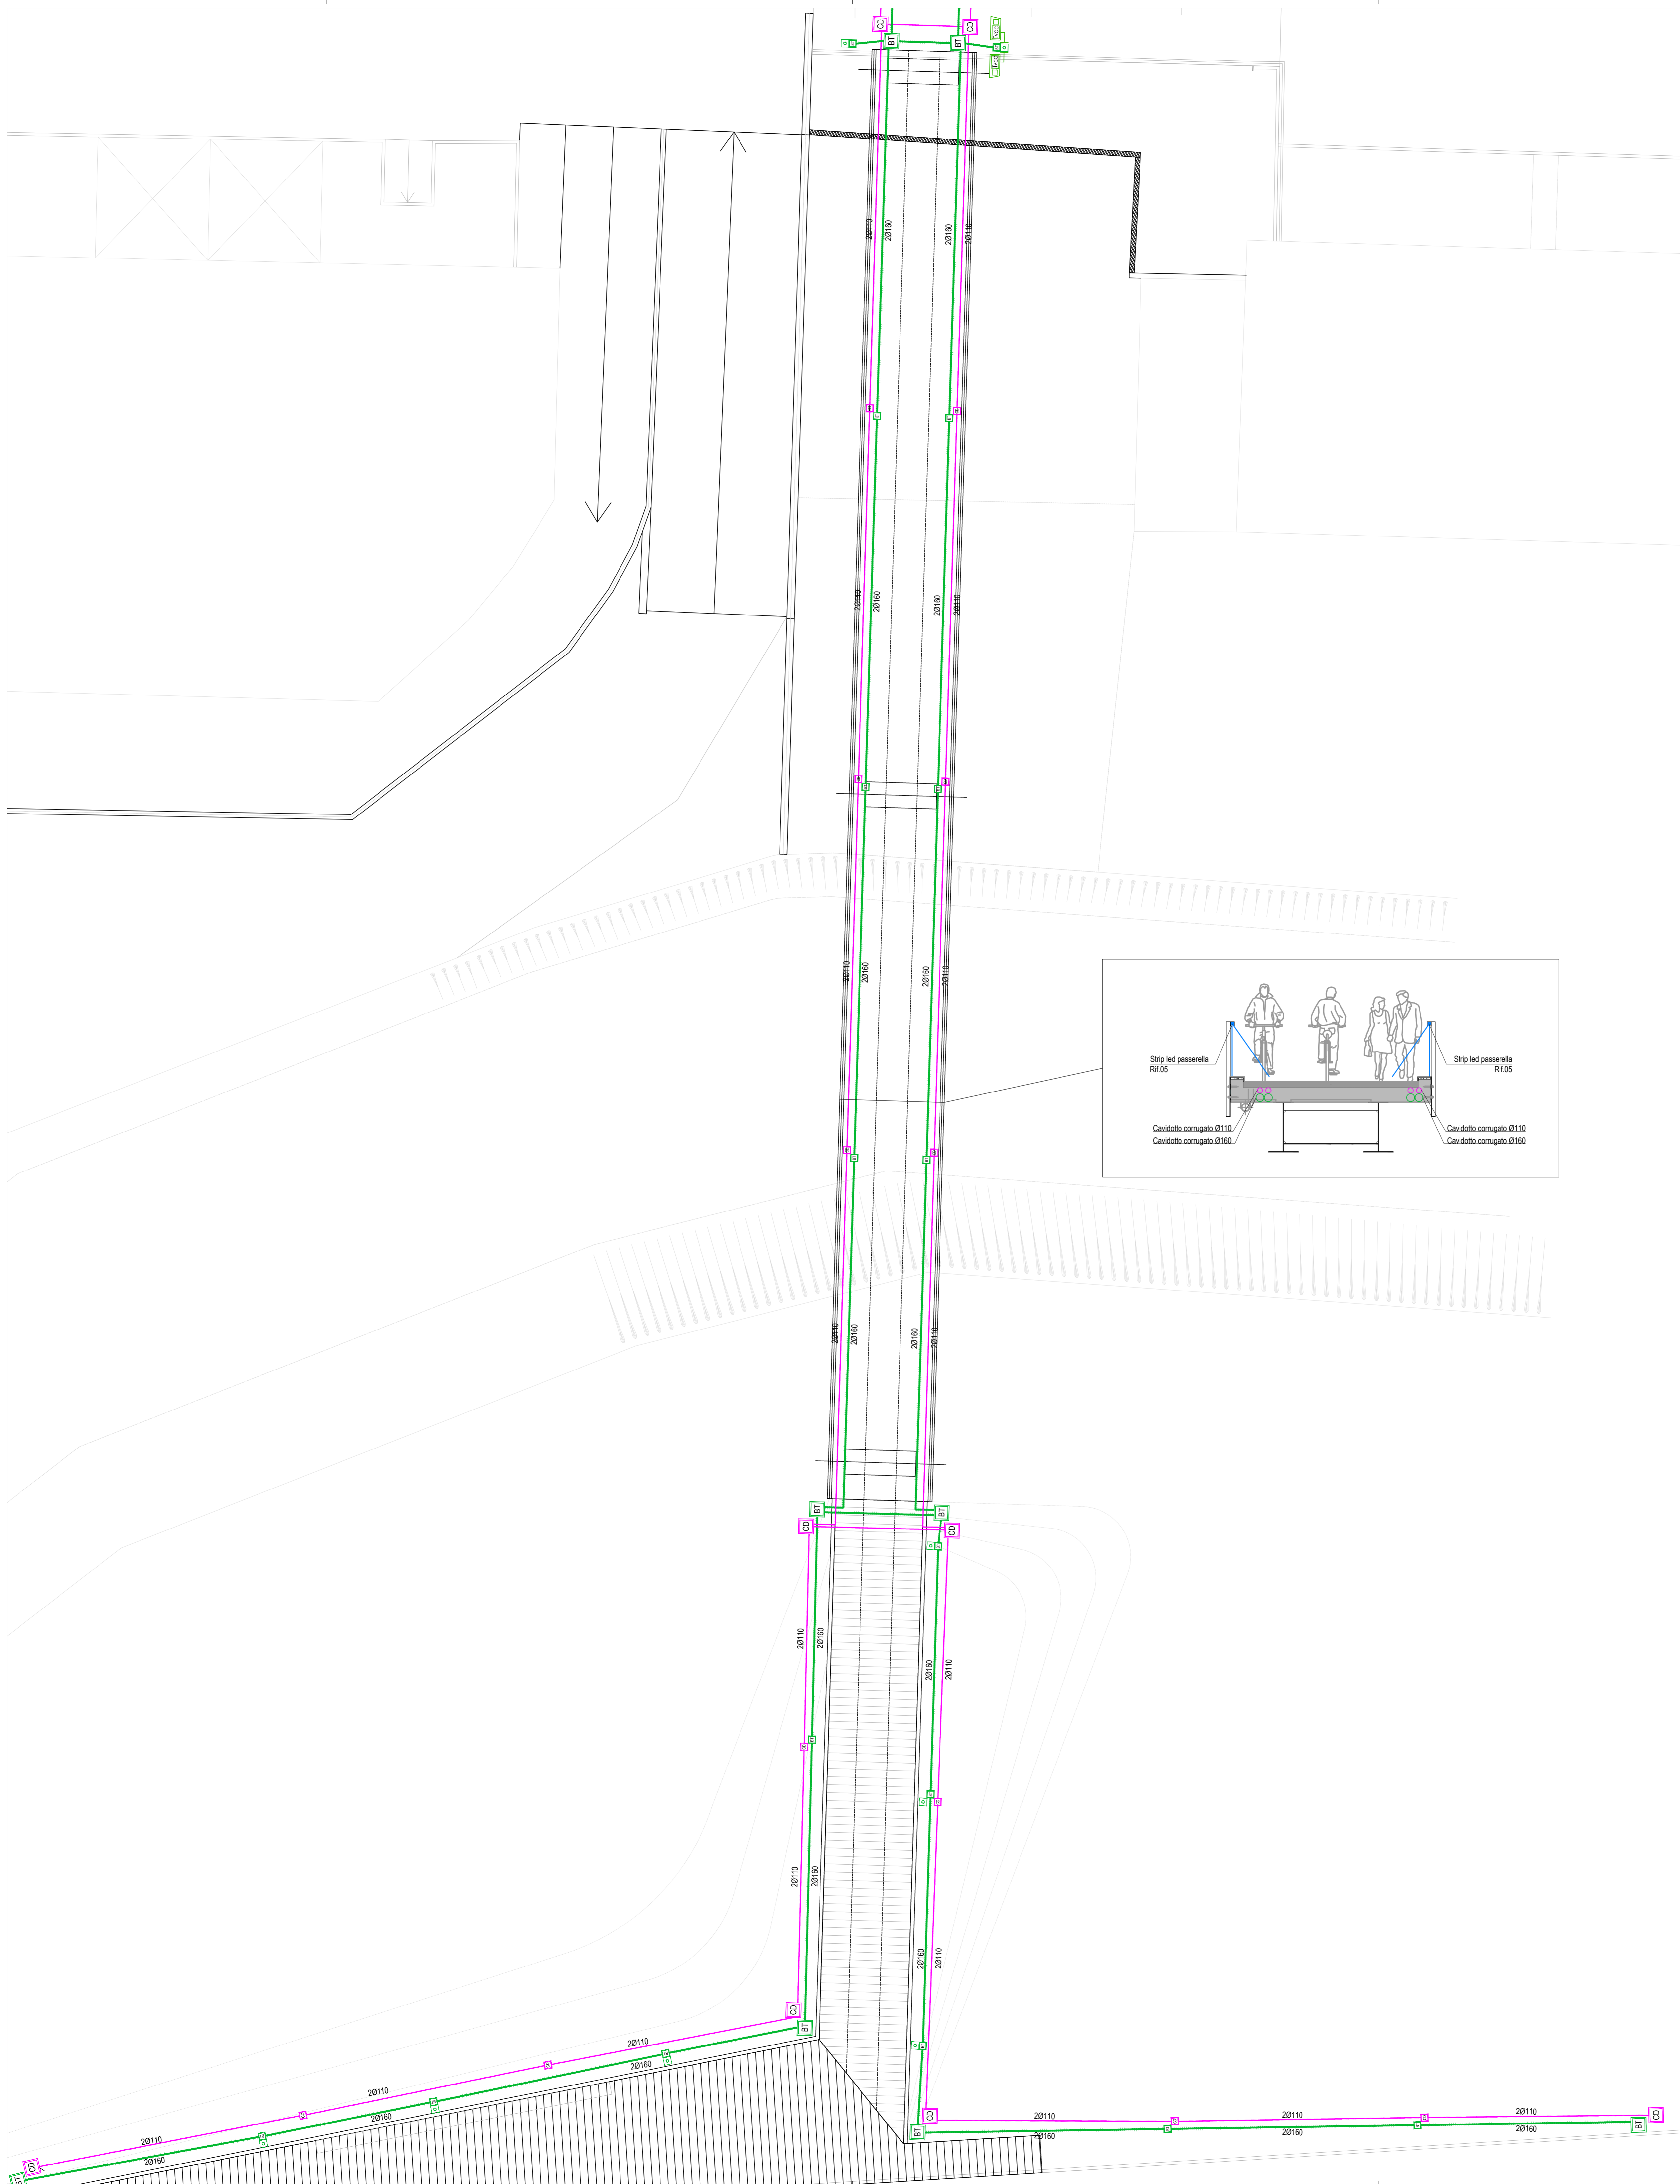

Comune di Pavia Regione Lombardia

RIGENERAZIONE DEL QUADRANTE NORD DI PAVIA

PROGETTAZIONE: NUOVA PASSERELLA CICLO-PEDONALE E COLLEGAMENTO CON IL POLICLINICO (RECUPERO AMBIENTALE DEL "NAVIGLIACCIO" - POP146)

IMPIANTO DISTRIBUZIONE

OO-POP146-PI01.0

SCALA 1:100
DATA APRILE 2022
NOME FILE PASSERELLA - IMPIANTI.DWG

N. REV.	DATA	REVISIONE	ELABORATO	VERIFICATO	VALIDATO
0	13/04/2022	EMISSIONE	L.Maccari	N.Zucchi	

PROFONDI
 PVOI.RE S.r.l.
 Piazza del Duomo, 3
 39100 Bolzano (BZ) - Italy
 Tel. +39 0471 3191000
 info@pvoire.eu - pvoire@gmail.it

MANAGEMENT
 SuperNova Management
 Galleria Pavesetti 11
 20123 Milano, Italy
 Tel. +39 02 33999000
 www.supernova.eu
 info@supernova.eu
 Project Manager: Arch. M. Paron
 Collaborator: Arch. A. Piretti, Arch. R. Margni
 Senior Advisor: Ing. E. Facchin
 Ing. G. Vergi

INGEGNERIA
 Studio Ingegneristico Infrastrutture e Edilizia
 Helipolis Engineering
 via Alpi, 105
 20137 Torino, Italy
 Tel. +39 011 5127270
 www.helipolis.eu
 info@helipolis.eu
 Direttore tecnico: Ing. N. Zucchi
 Collaboratori: Ing. E. Fontana, Ing. L. Maccari,
 Ing. A. Anselmi, Ing. F. Sommariva

INGEGNERIA
 Ingegneria del territorio e dei trasporti
 Transplan S.r.l.
 via S. Carlo, 10
 20133 Milano, Italy
 Tel. +39 02 4322008
 www.transplan.it
 info@transplan.it
 Collaboratori: Dott. G. L. Bassi

URBANISTICA E ARCHITETTURA
 ARUP
 Anap Italia S.r.l.
 Corso Matteotti, 1
 20123 Milano, Italy
 Tel. 02 8997 9271
 www.arup.com
 info@arup.com
 Relatore: Arch. D. Hirsch, Arch. S. Rocchetti, Ing. M. Neri
 Collaboratori: Arch. F. Cella, Arch. A. Magagnoli,
 Arch. M. Ducco, Arch. S. Sebastiani, Arch. A. Chiosso

ASPETTI AMBIENTALI
 Lytra ambiente e territorio s.r.l.
 Via C. Colombo, 5
 20139 Milano, Italy
 Tel. +39 02 40410000
 info@lytra.it
 Relatore: Dott. A. Romano

CONSULENZA LEGALE
 Amministrativisti Associati
 Via Venezia di Montefiore, 12
 20122 Milano, Italy
 Tel. 02 50309107
 info@amministrativisti.it
 Relatore: Avv. Guido Bardelli